



配管平面図 S=1:500

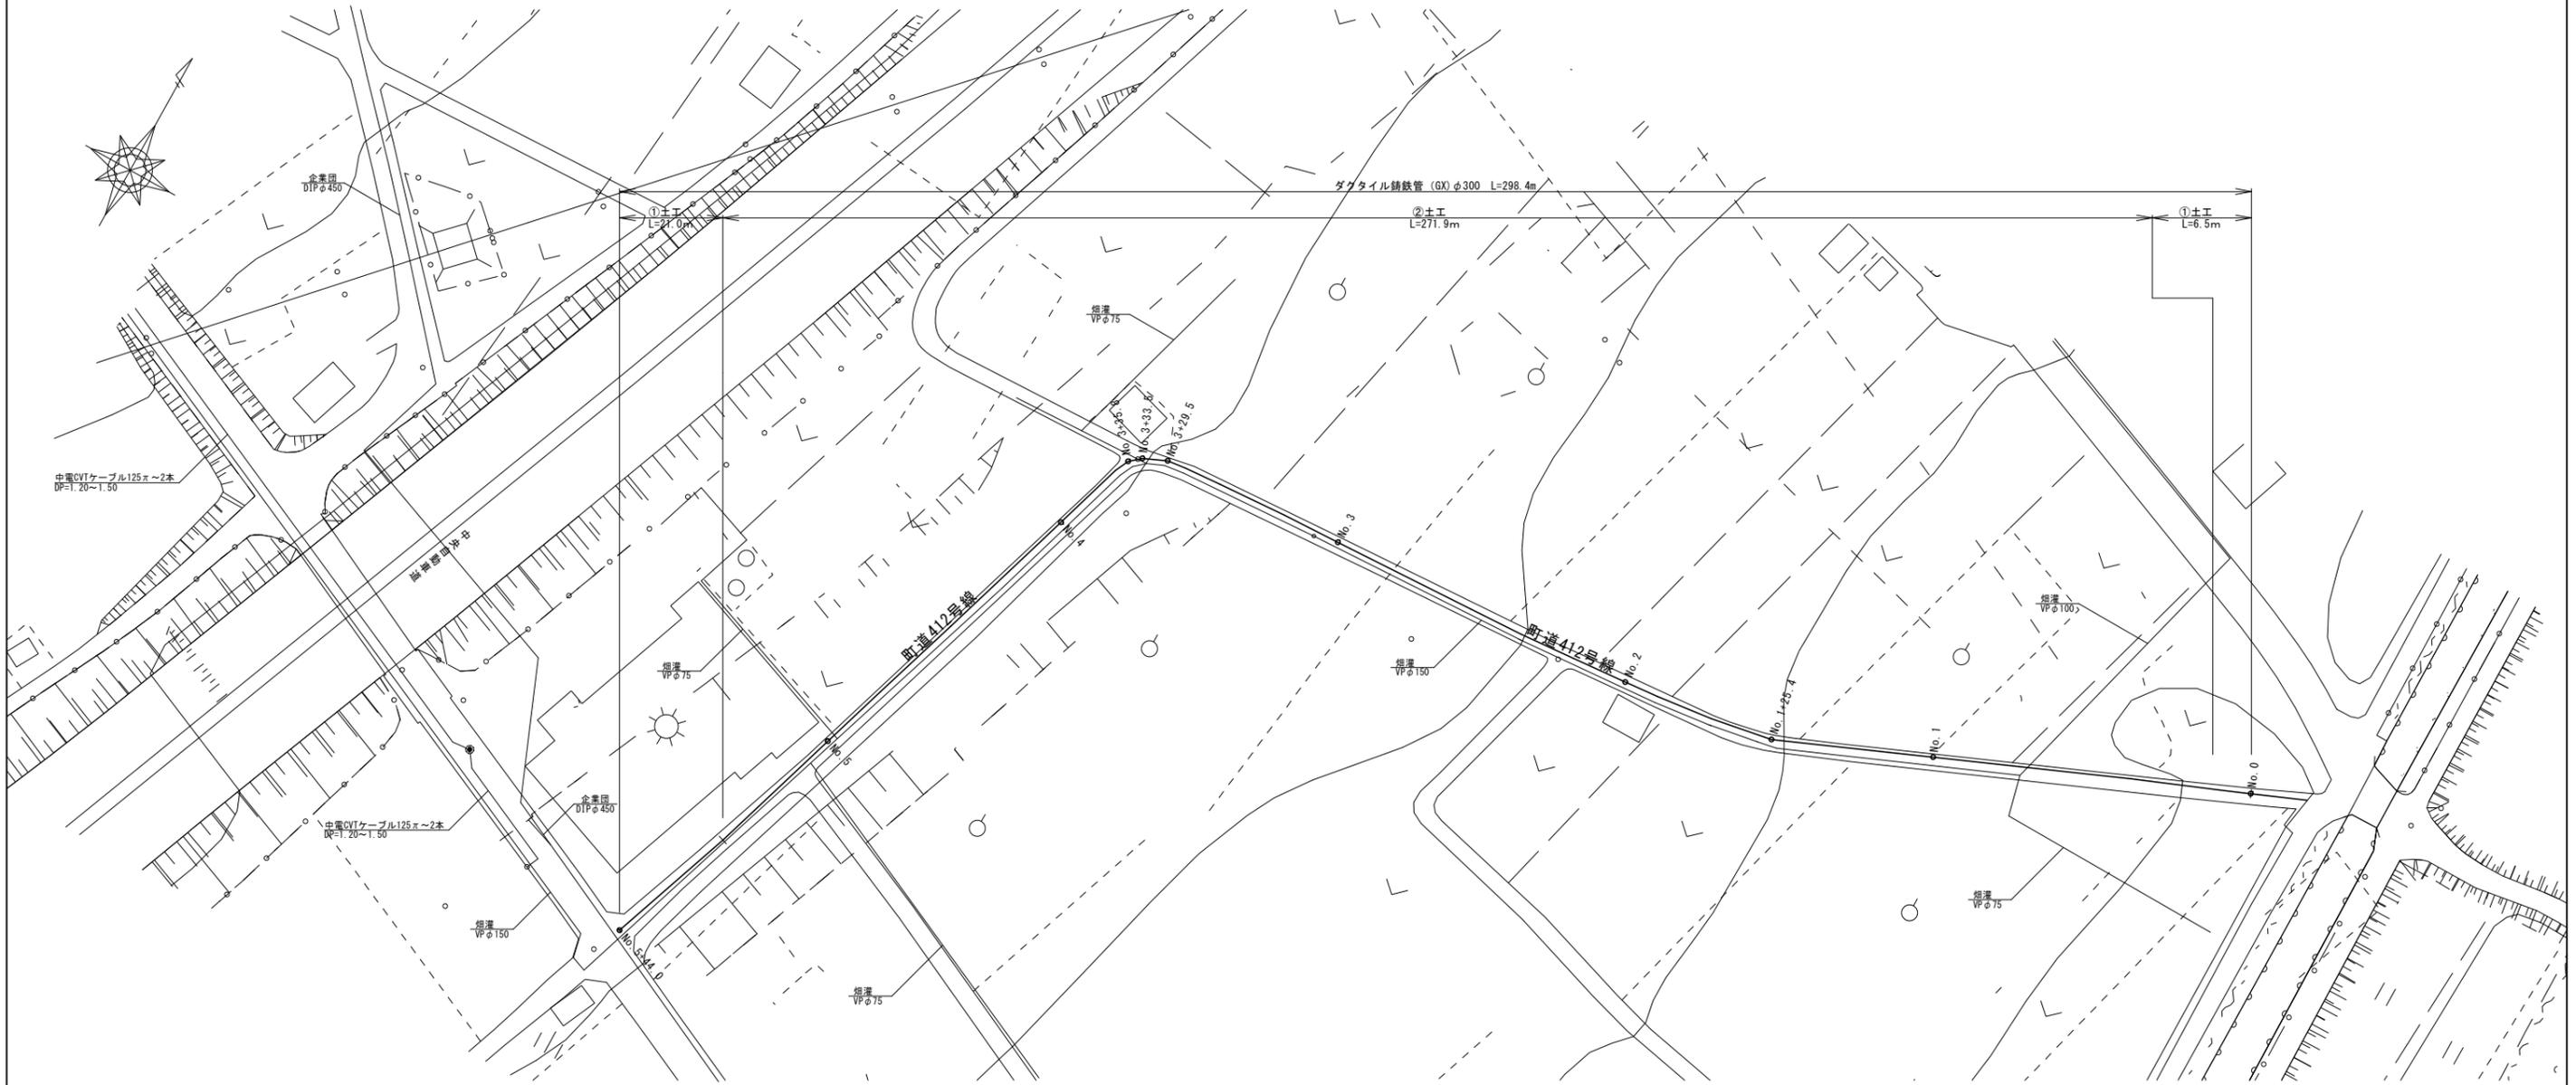



令和5年度 重要給水施設配水管布設替工事(5工区)			
配管平面図		縮尺 図示	
箕輪町 松島 町道412号線			
照査	設計	製図	
図面番号 3		葉中之 1	
箕輪町役場			

配管詳細図 S=1:500

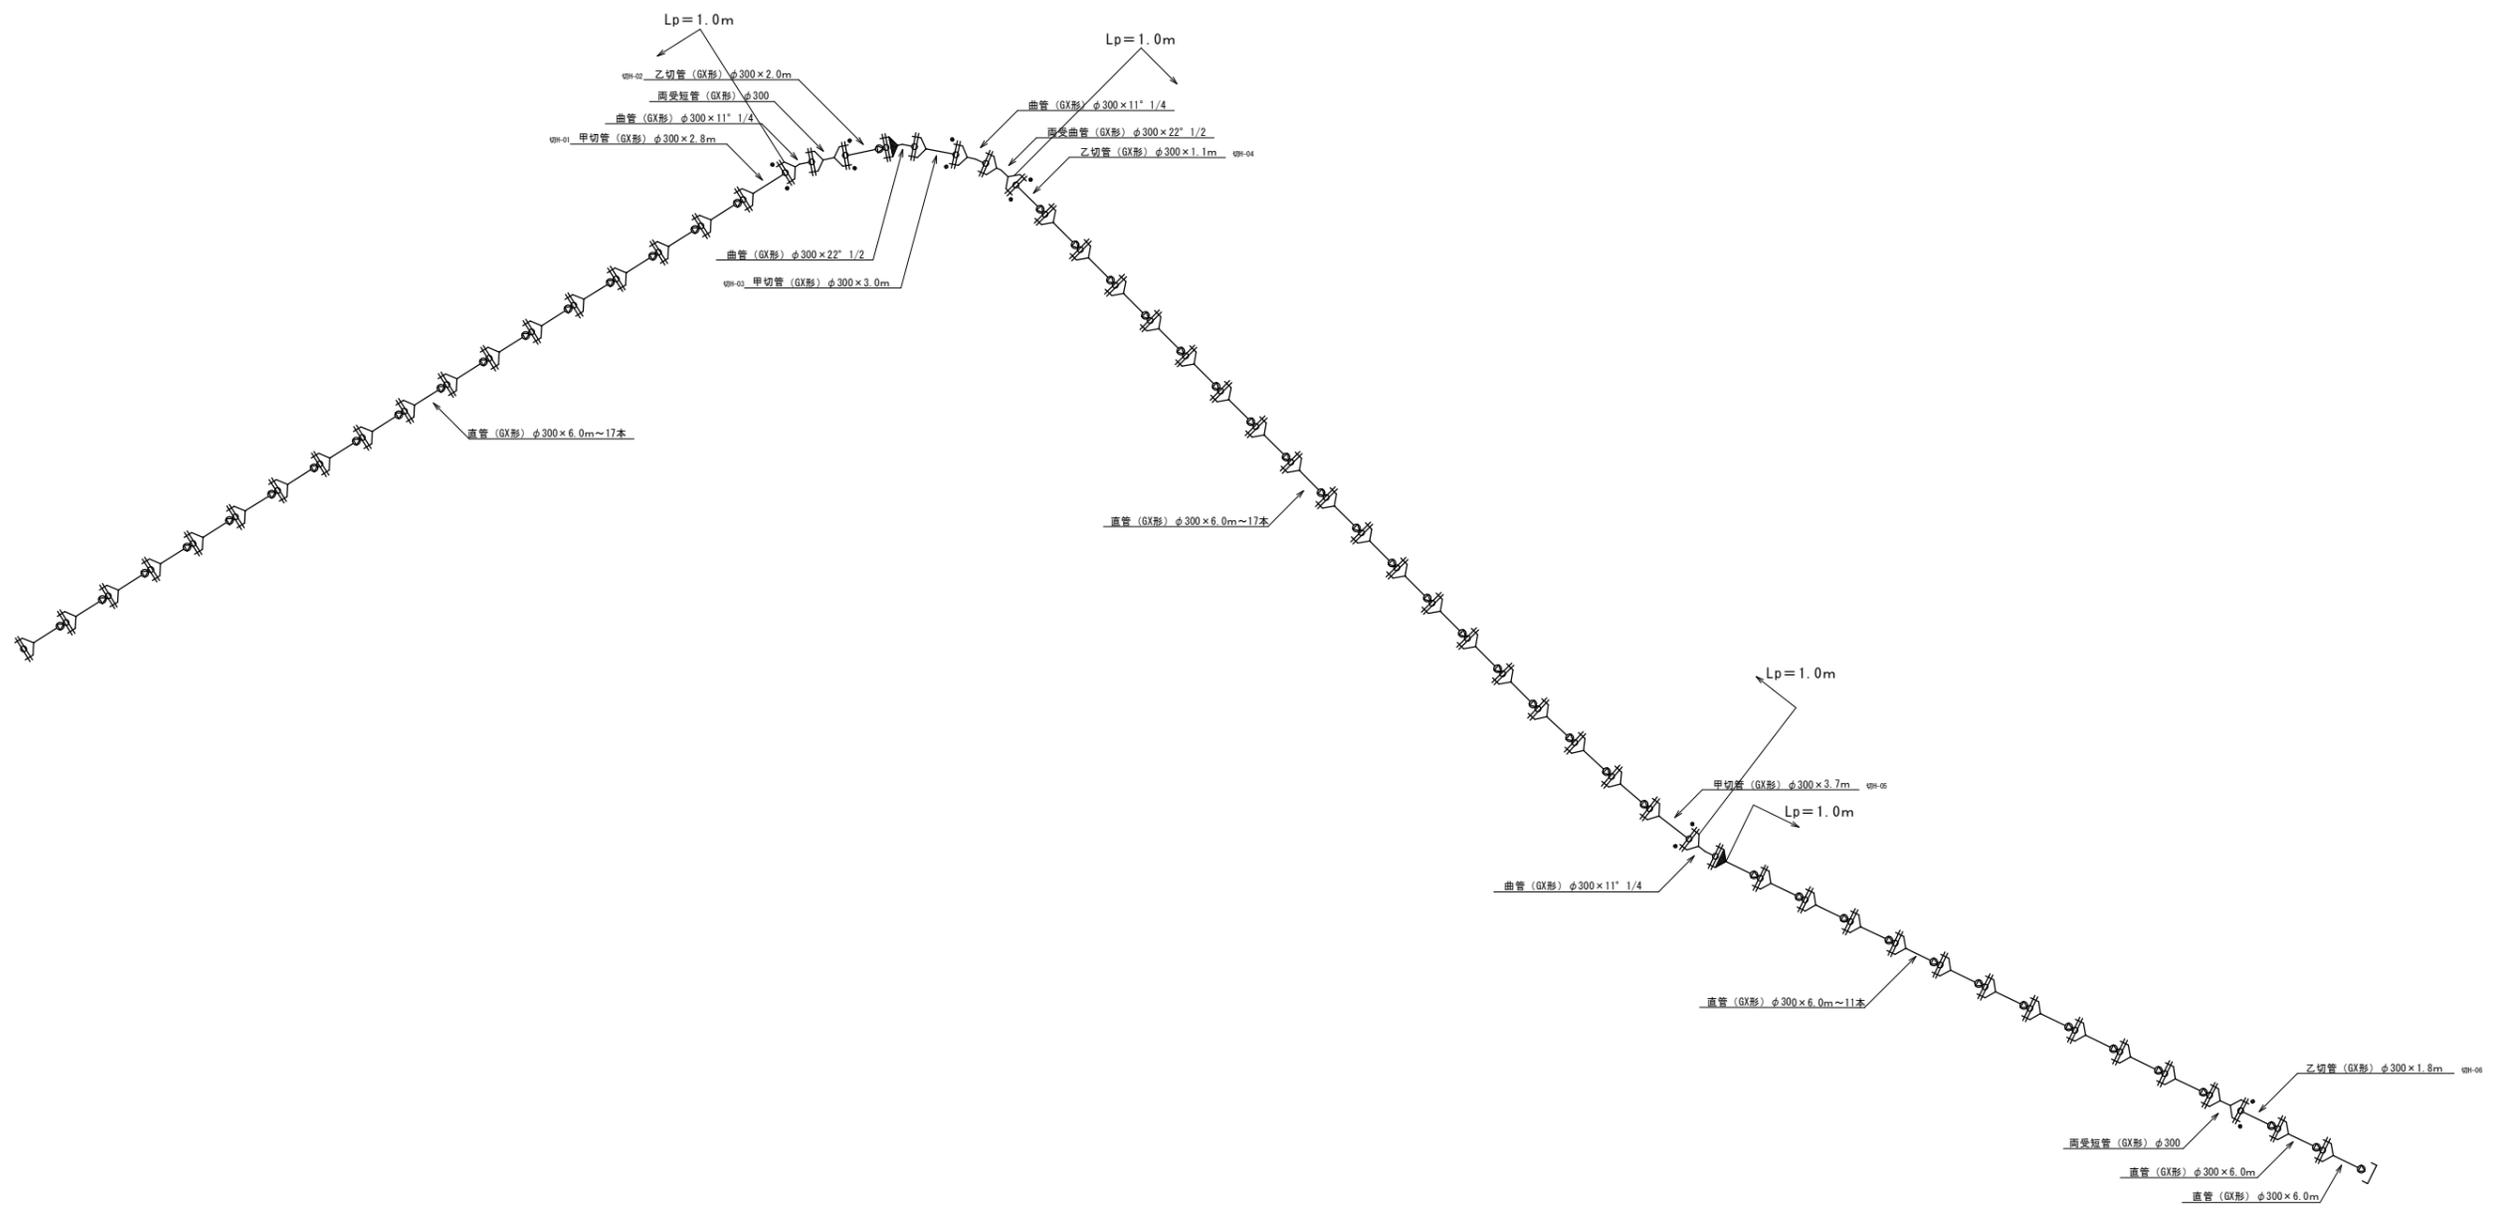

令和5年度 重要給水施設配水管布設替工事(5工区)			
配管詳細図		縮尺 図示	
箕輪町 松島 町道412号線			
照査	設計	製図	
図面番号 3		葉中之 2	
箕輪町役場			

配水管

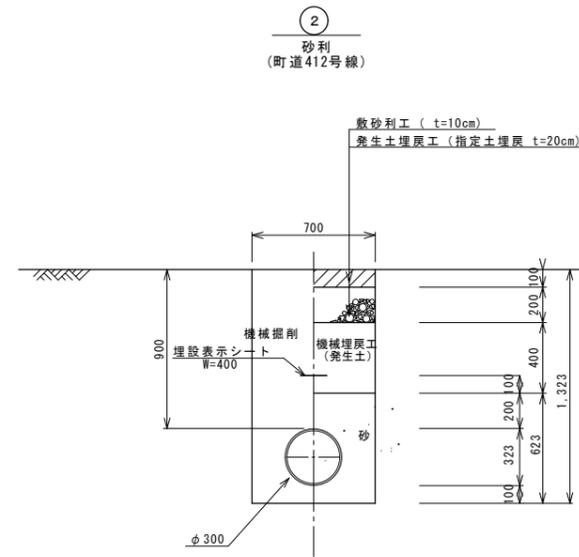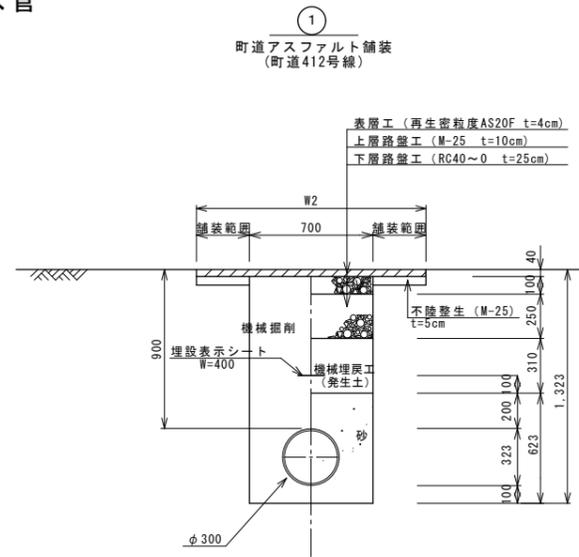

令和5年度 重要給水施設配水管布設替工事 (5工区)			
標準掘削断面図	縮尺	図示	
箕輪町 松島 町道412号線			
照査	設計	製図	
図面番号 3 葉中之 3			
箕輪町役場			