




配管平面図 S=1:500

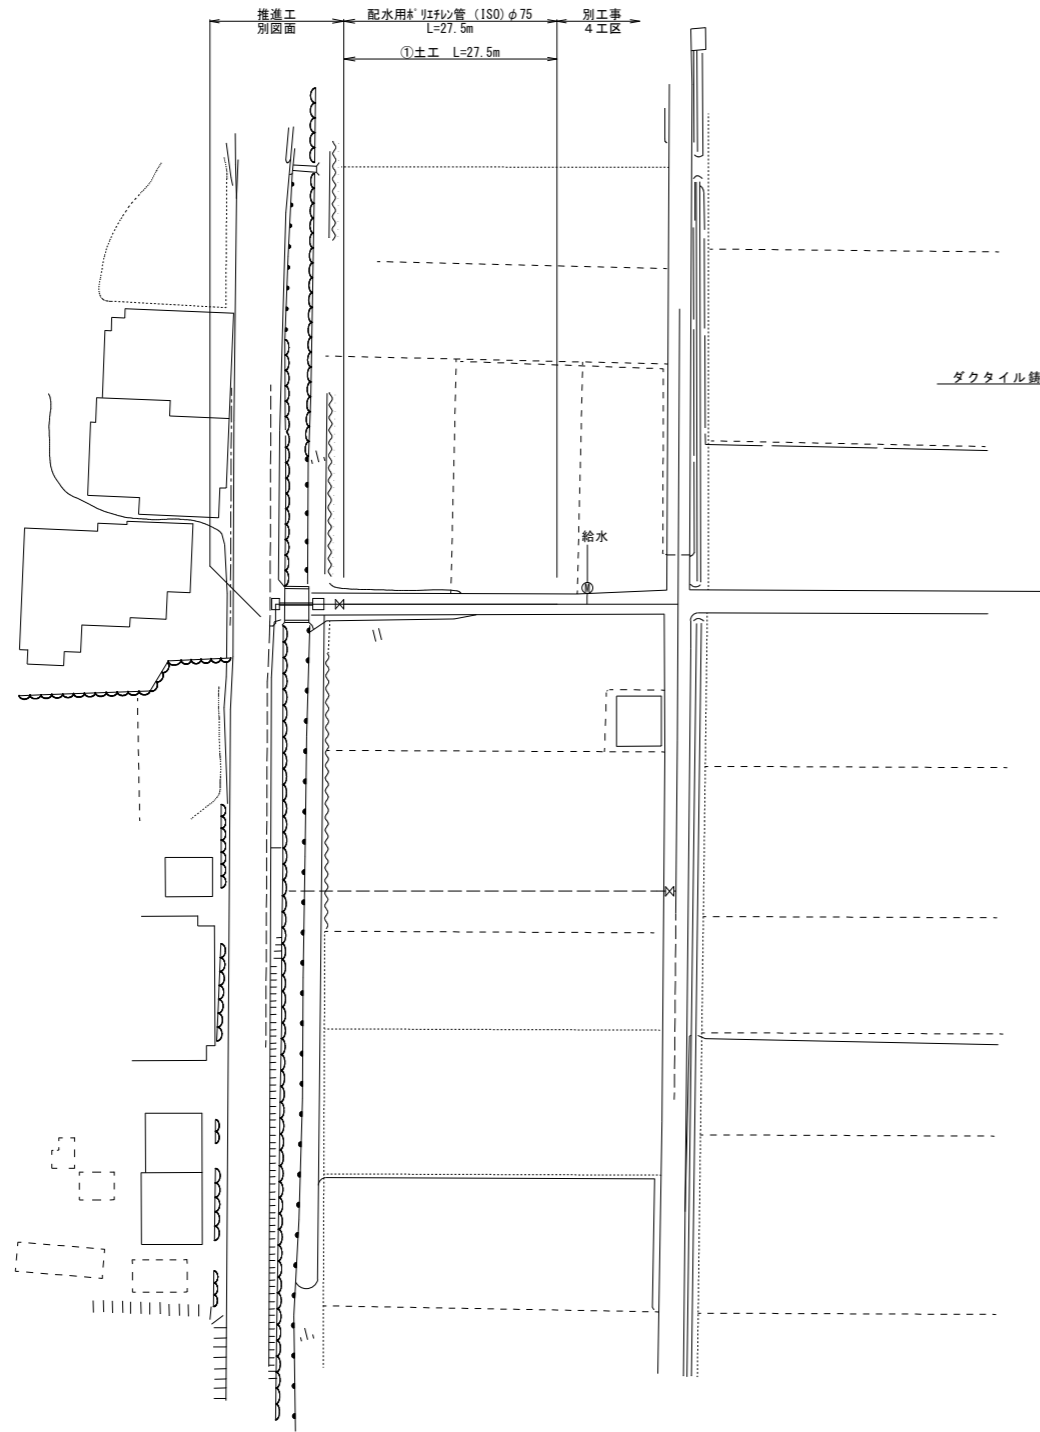

配管詳細図 S=FREE

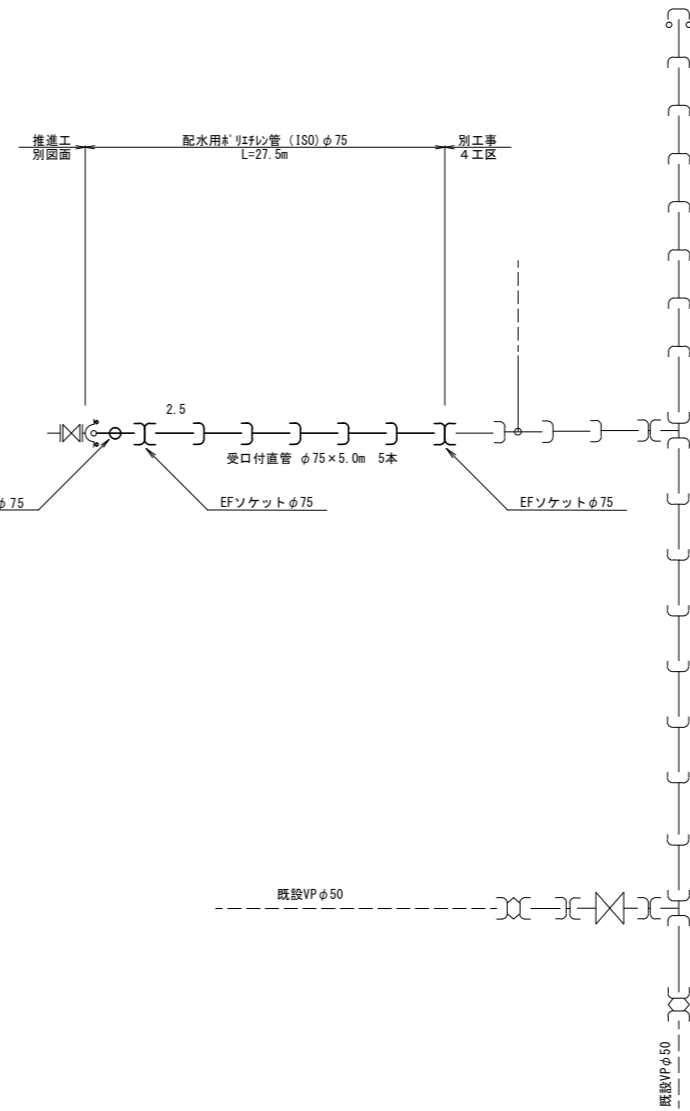


標準掘削断面図 S=1:20

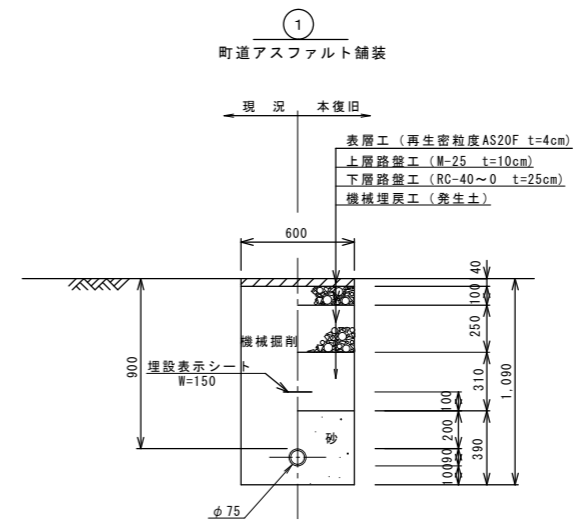


平成28年度 上水道管布設工事(5工区)			
配管平面図		縮尺 図示	
箕輪町 役場 町道134、141号線			
無 差	計 画	装 束	装 束
図面番号 2		葉中之 1	
箕輪町 役場			


配管平面図 S=1:50

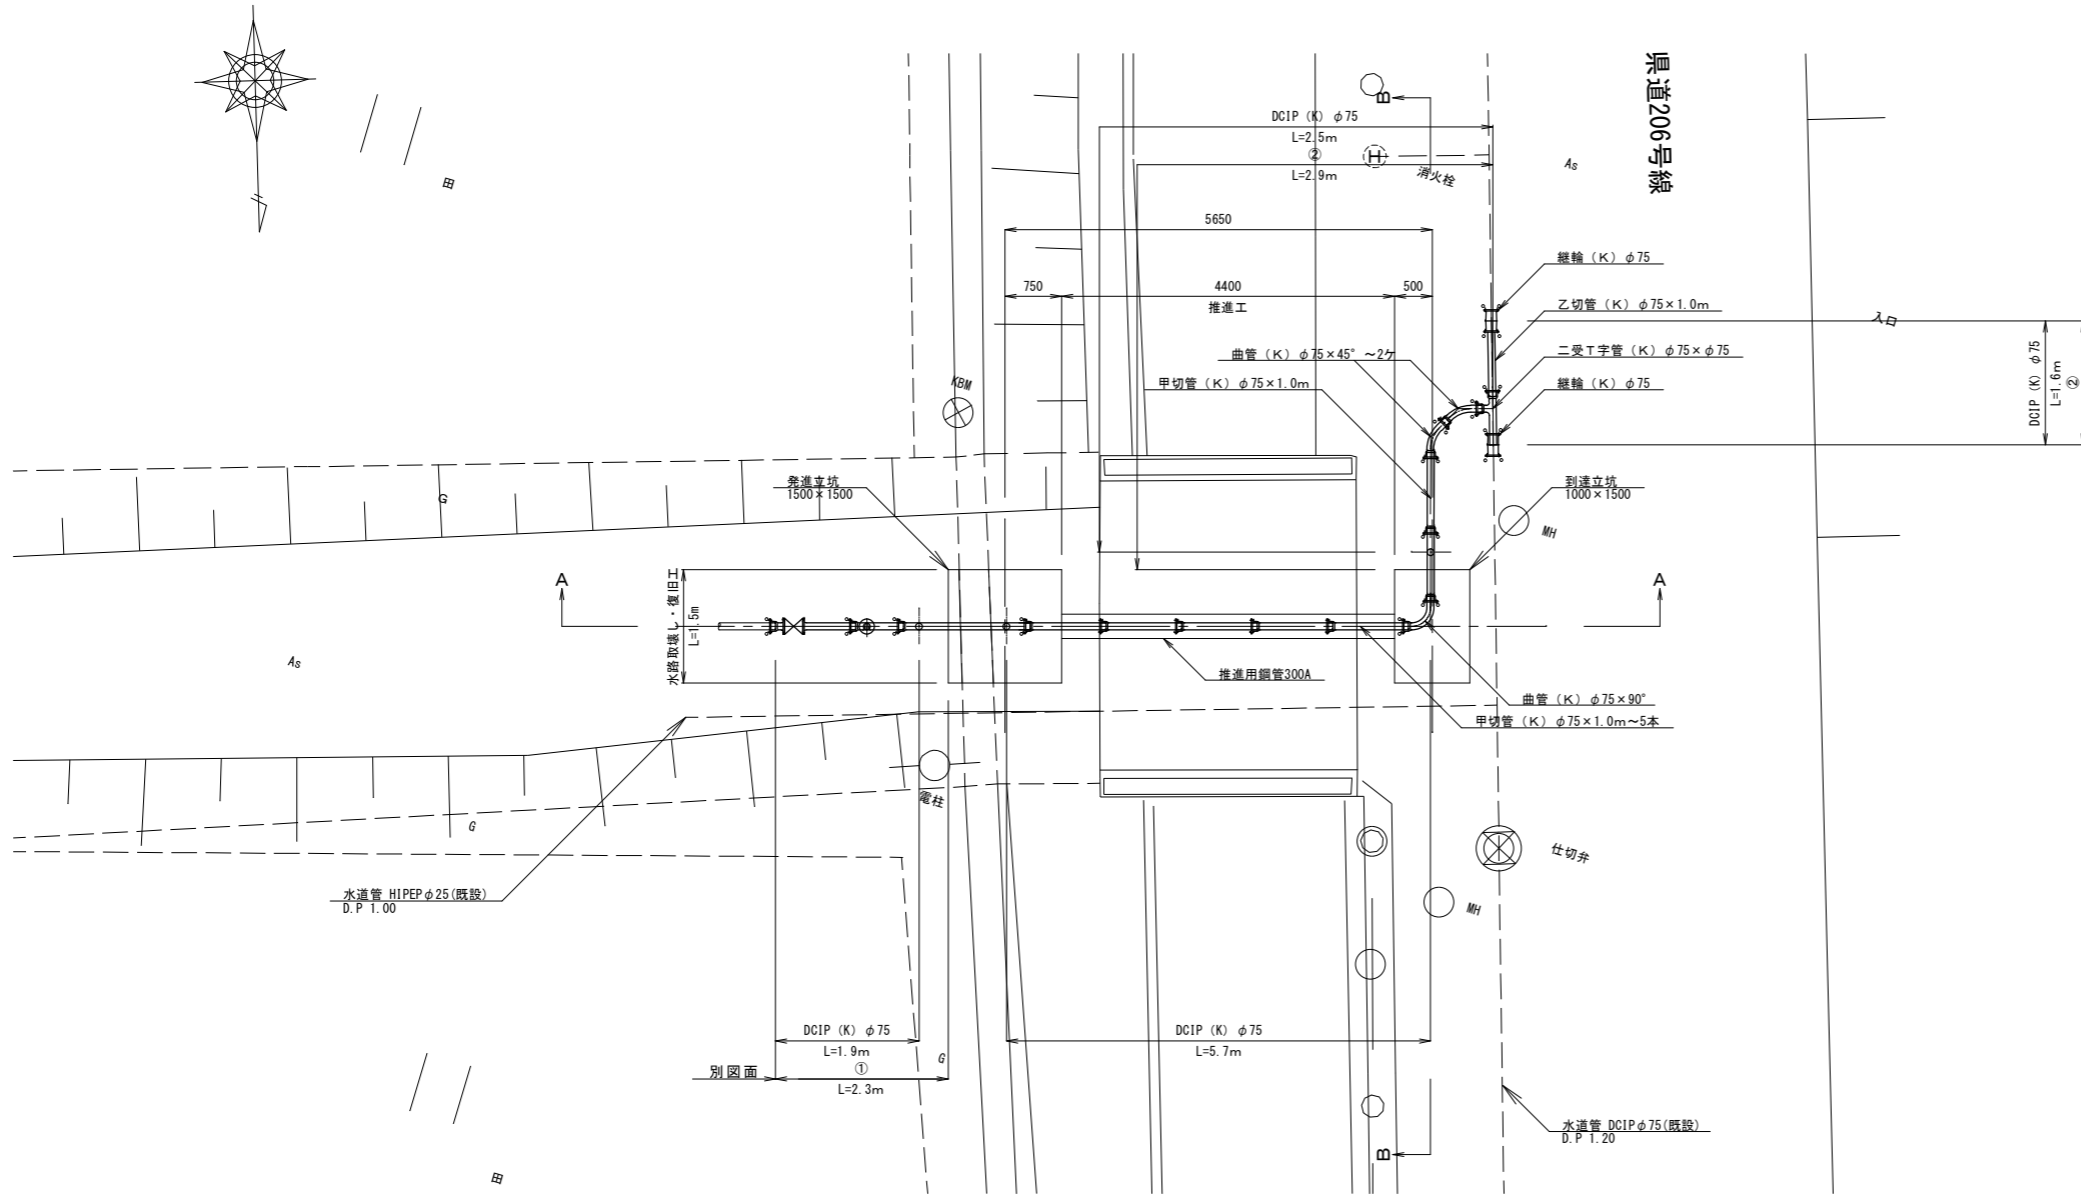


標準掘削断面図 S=1:20

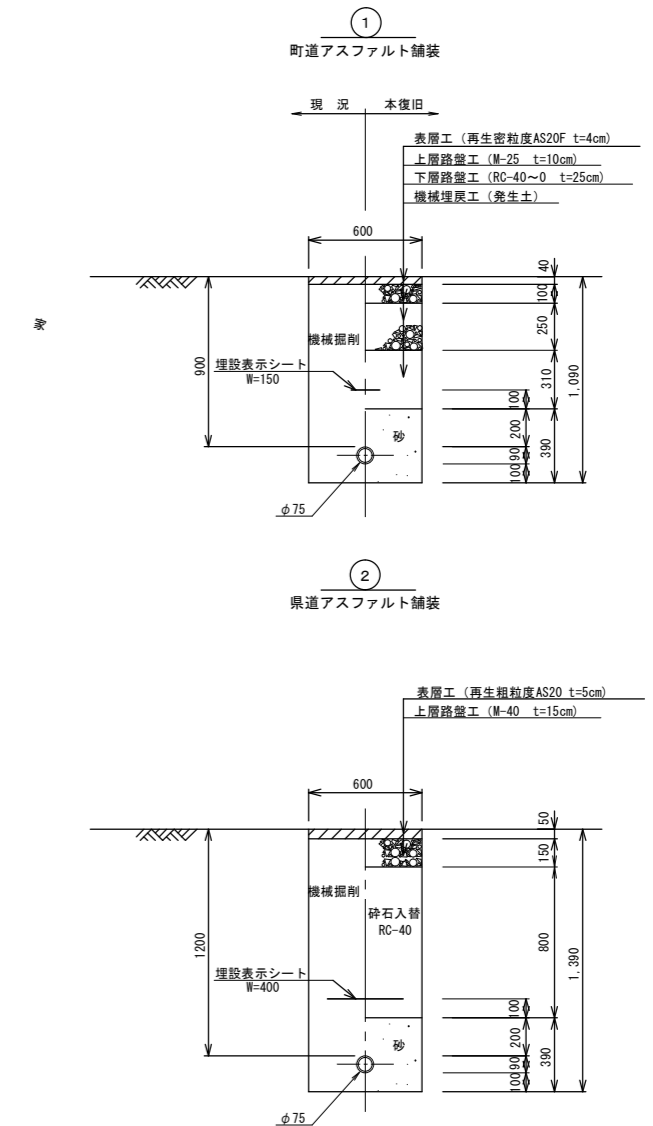

断面図 S=1:50

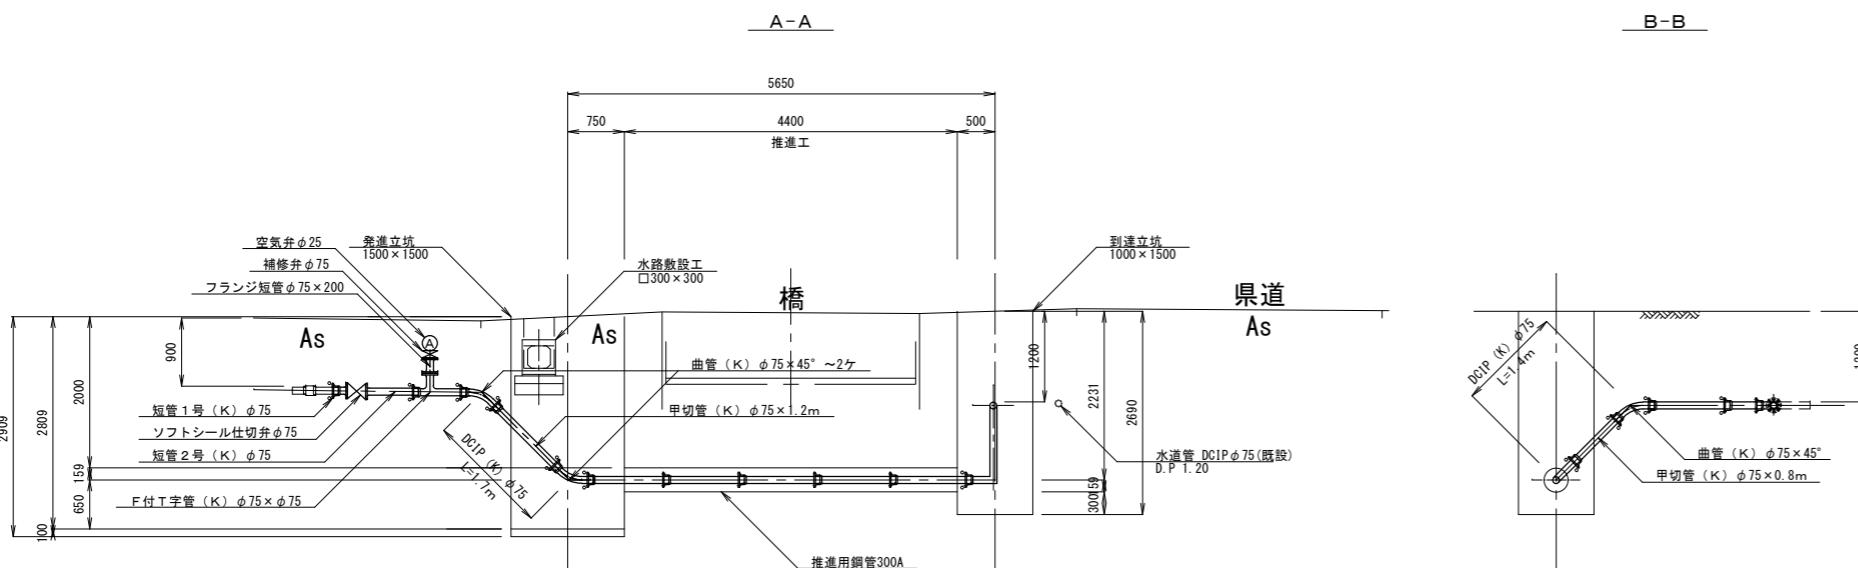

水路敷設標準断面図 S=1:20

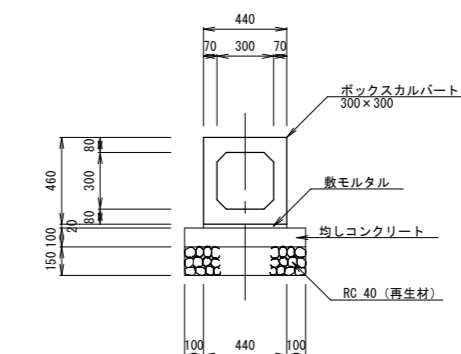

ボックスカルバート敷設数量表 10.0m当たり

名称	規格	単位	数量
ボックスカルバート	300×300 L=2.0m	個	5.0
コンクリート	18-8-40BB	m ³	0.64
基礎材	RC 40 (再生材)	m ²	6.4
型枠		m ²	2.0
敷モルタル	1:3	m ³	0.09

平成28年度
上水道管布設工事(5工区)
配管平面図
及び配管詳細図

算輸町況
町道134、141号線

冊	設	製
番	計	張
図面番号	2	業中之 2

箕輪町役場