
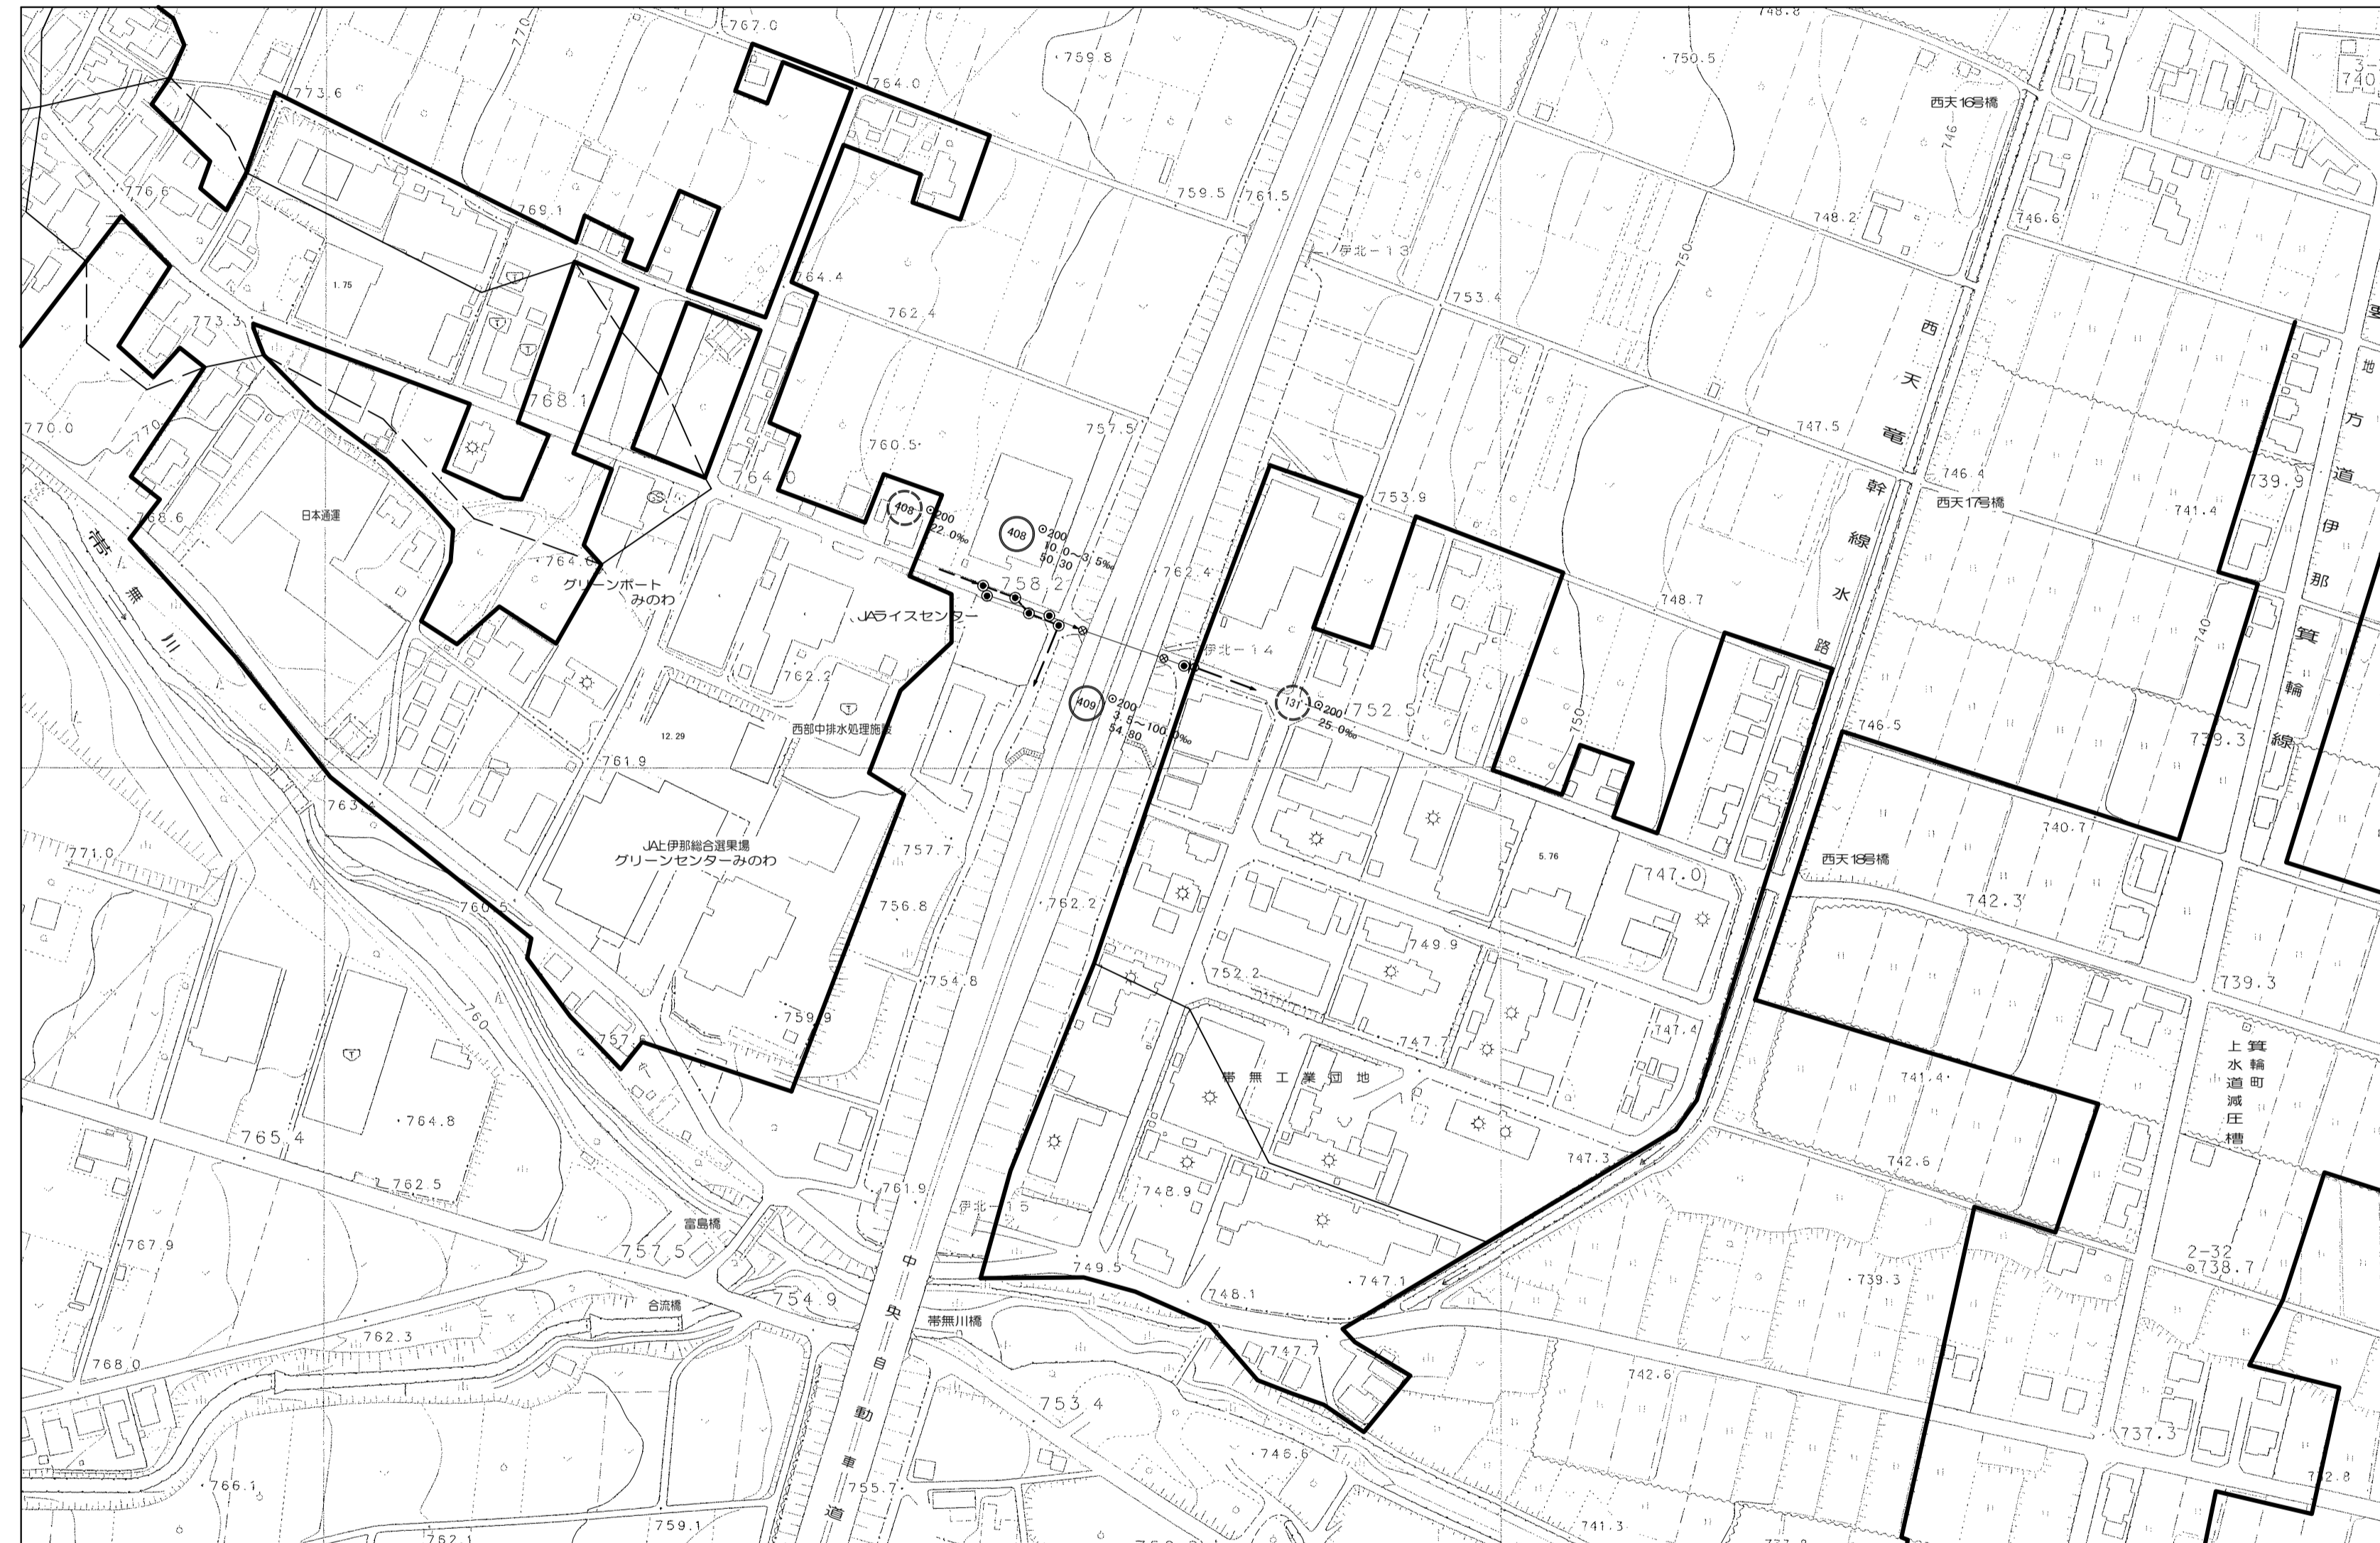


区画割平面図 S=1:2500

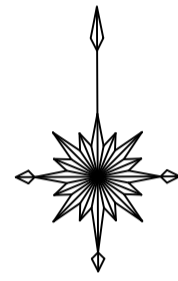

平成29年度 社会資本整備総合交付金 事業 公共下水道管渠埋設工事			
区画割平面図	縮尺	図示	
箕輪町 中原 交付金事業 公共 3 工区			
町長		課長	
照査	設計	製図	
図面番号 5 葉中之 1			
箕輪町役場			