





配管平面図 S=1:500

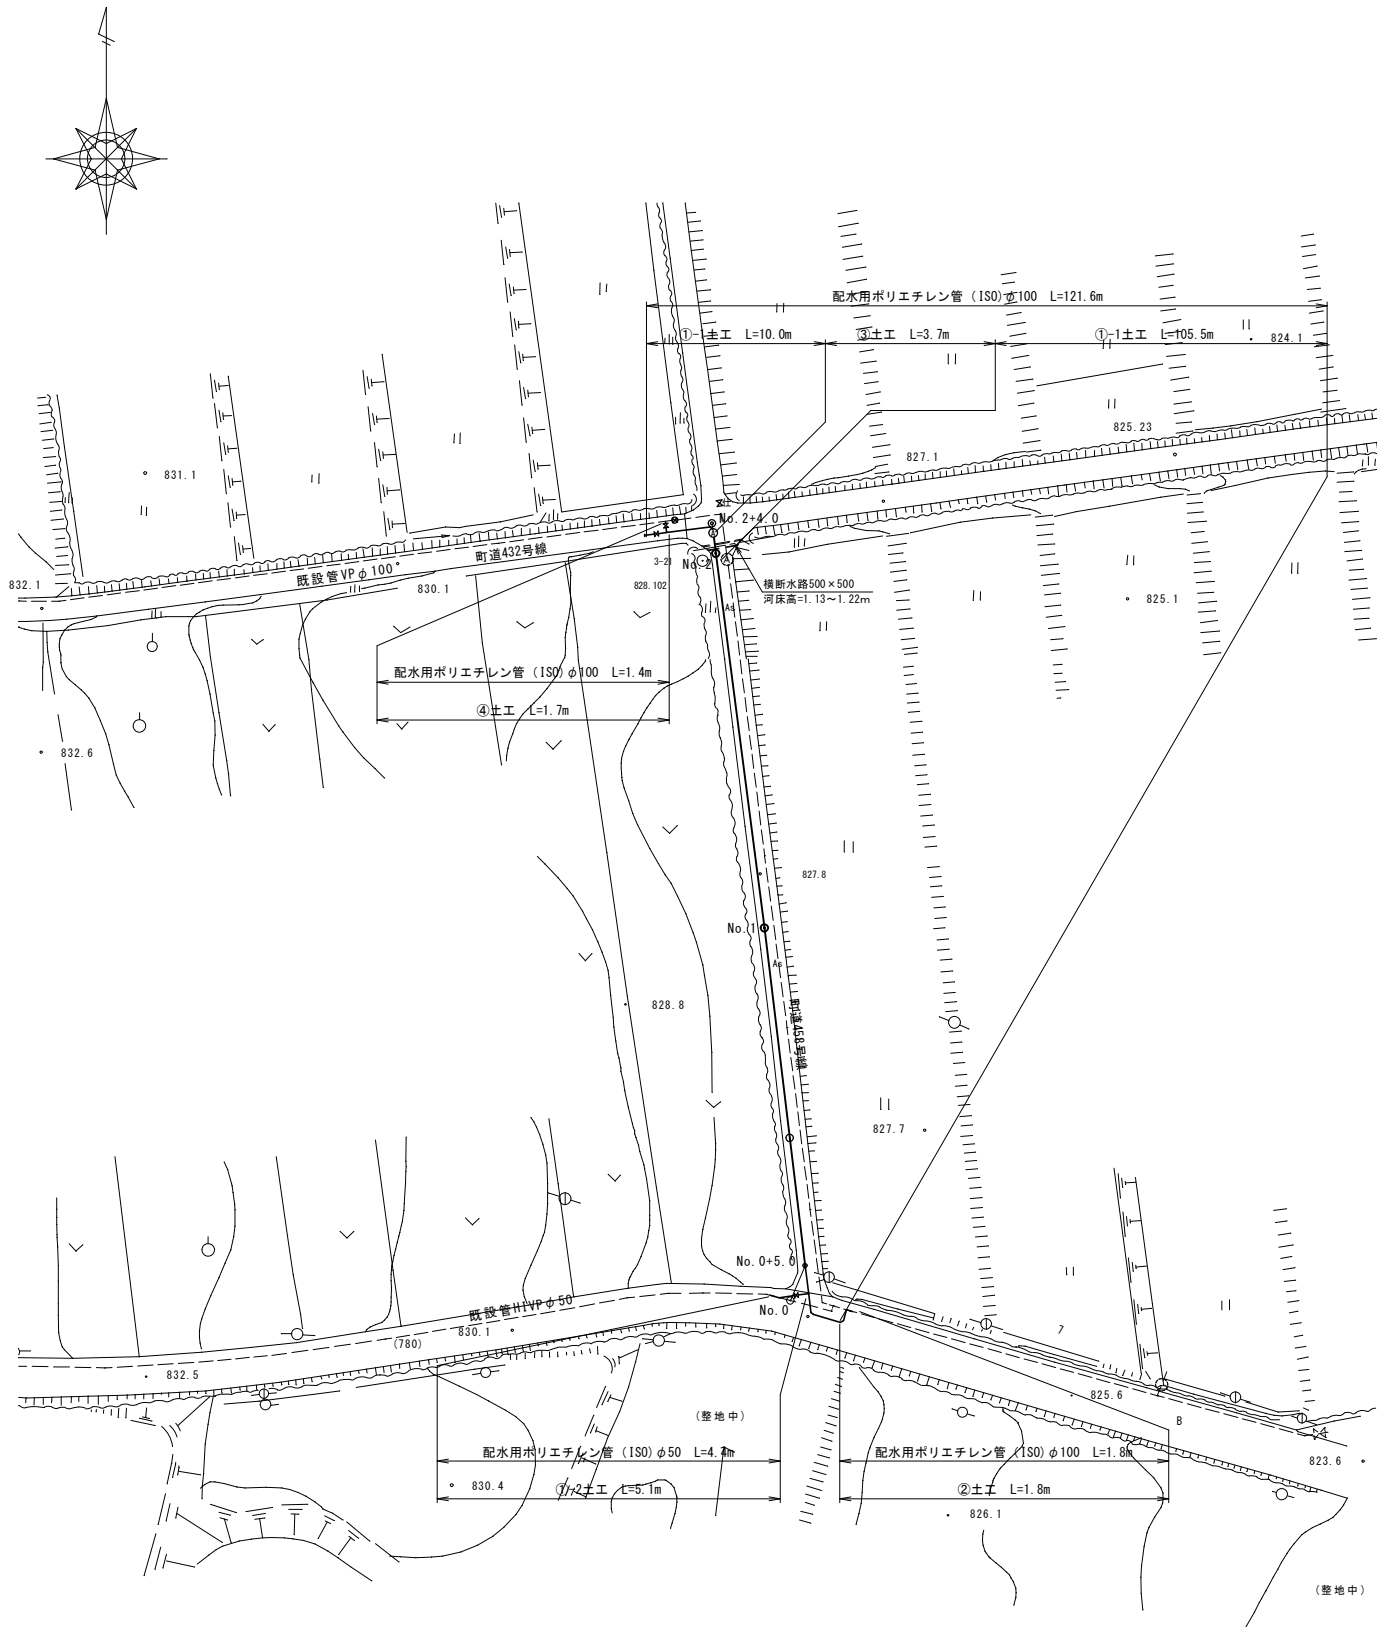






配管詳細図 S=FREE

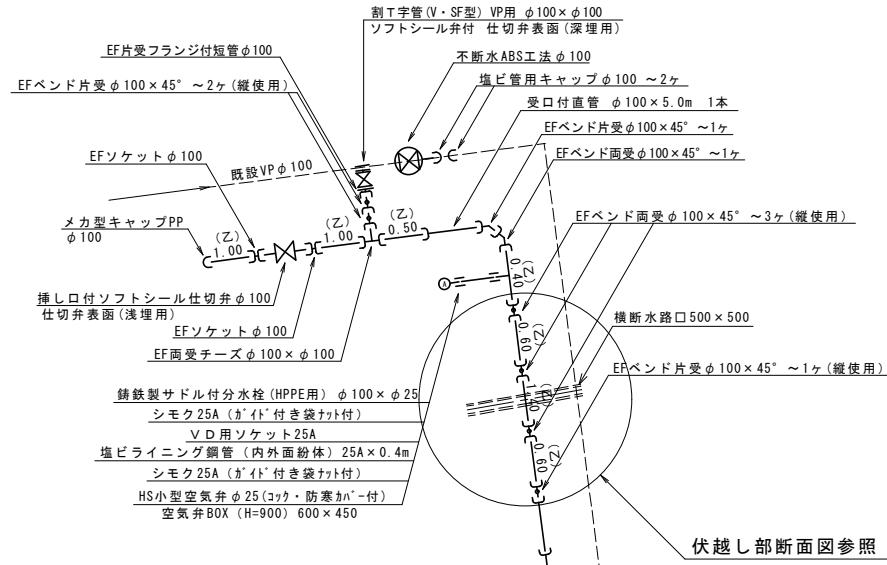

伏越し部断面図 S=FREE

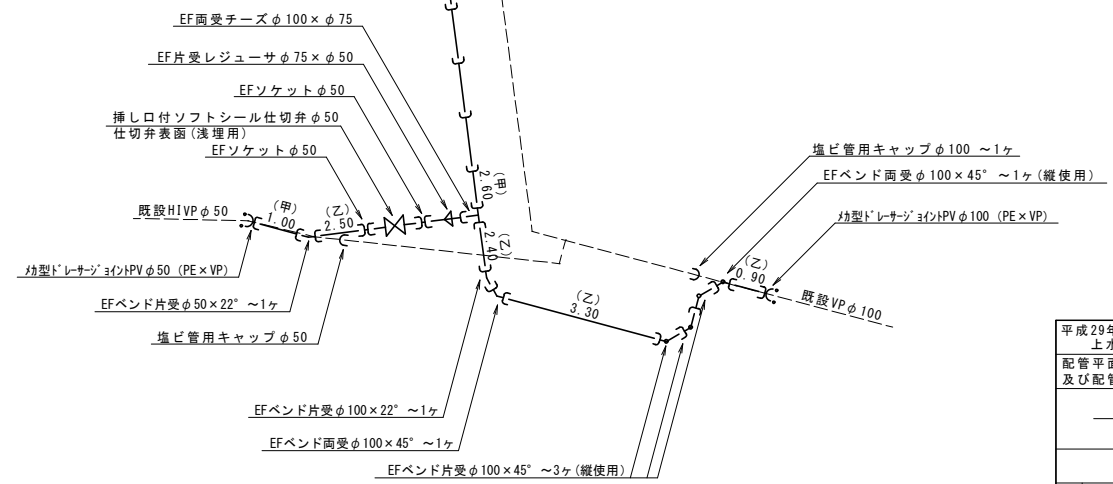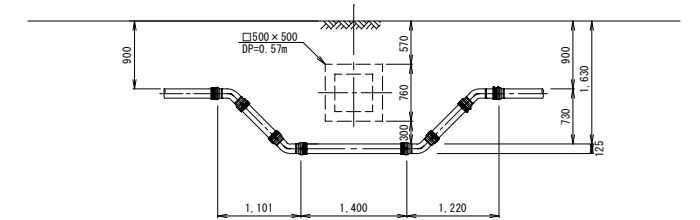

平成29年度		
上水道管布設替工事(1工区)		
配管平面図	縮尺	図示
筑輪町上古田		
町道458号線		
照査	設計	製図
図面番号 2 葉中之 1		
筑輪町役場		

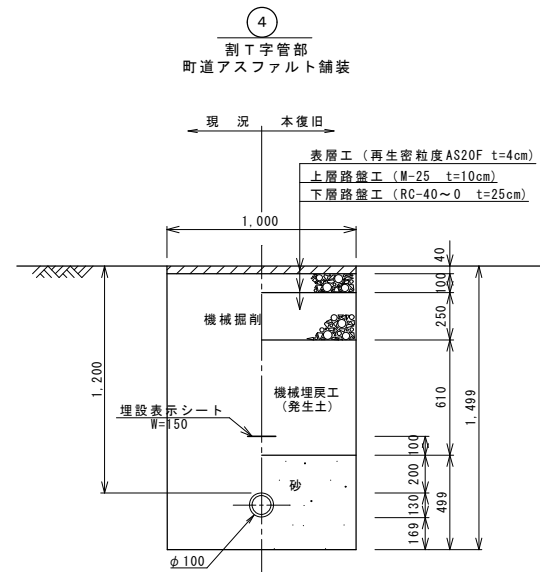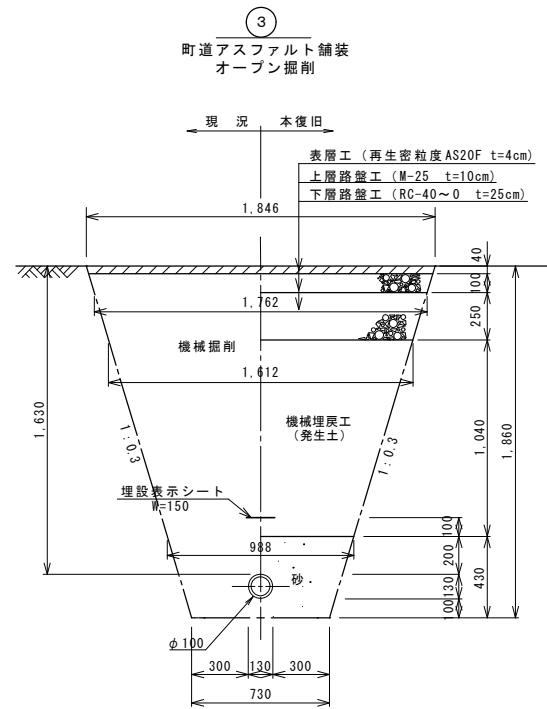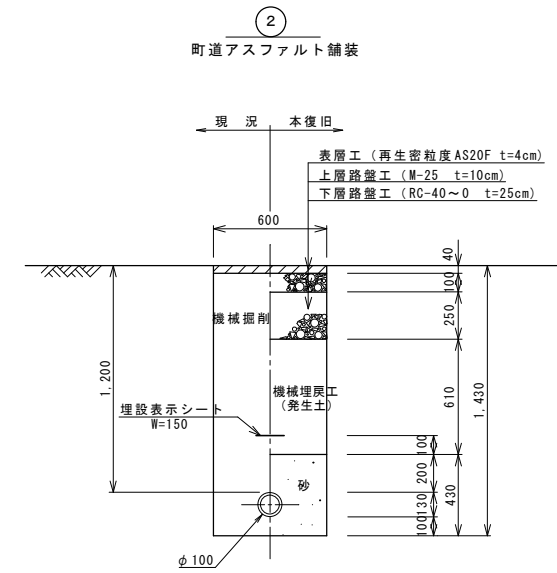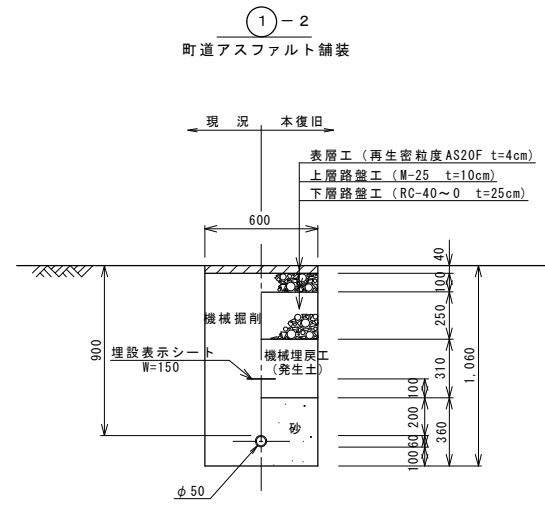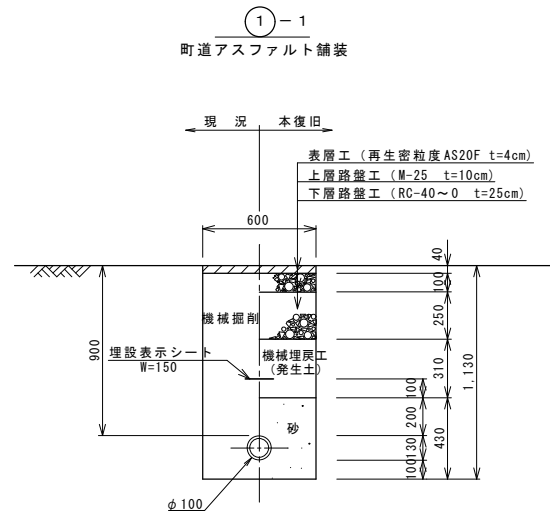

平成29年度 上水道管布設替工事 (1工区)			
標準掘削断面図		縮尺 1 : 20	
箕輪町 上古田 町道458号線			
照査	設計	製図	
図面番号 2		葉中之 2	
箕輪町役場			