




配管平面図 S=1:500

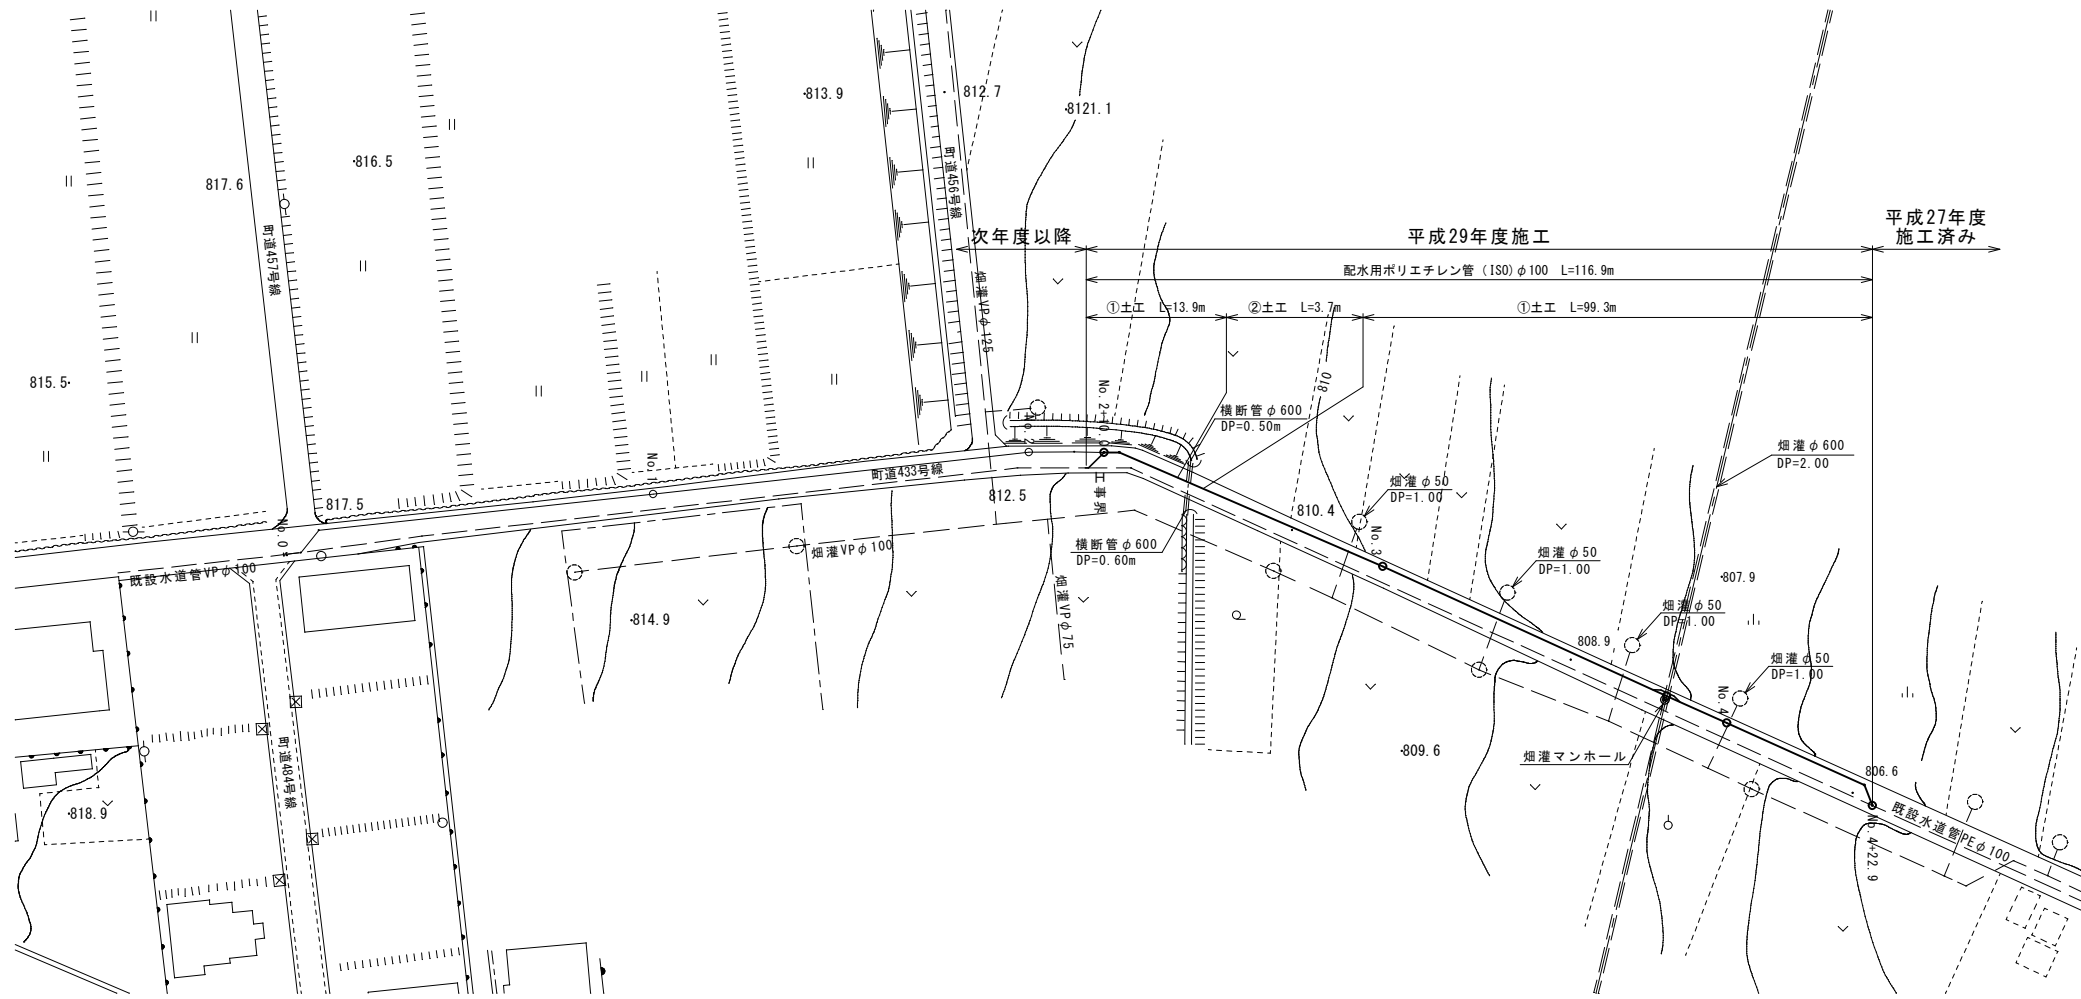



配管詳細図 S=FREE

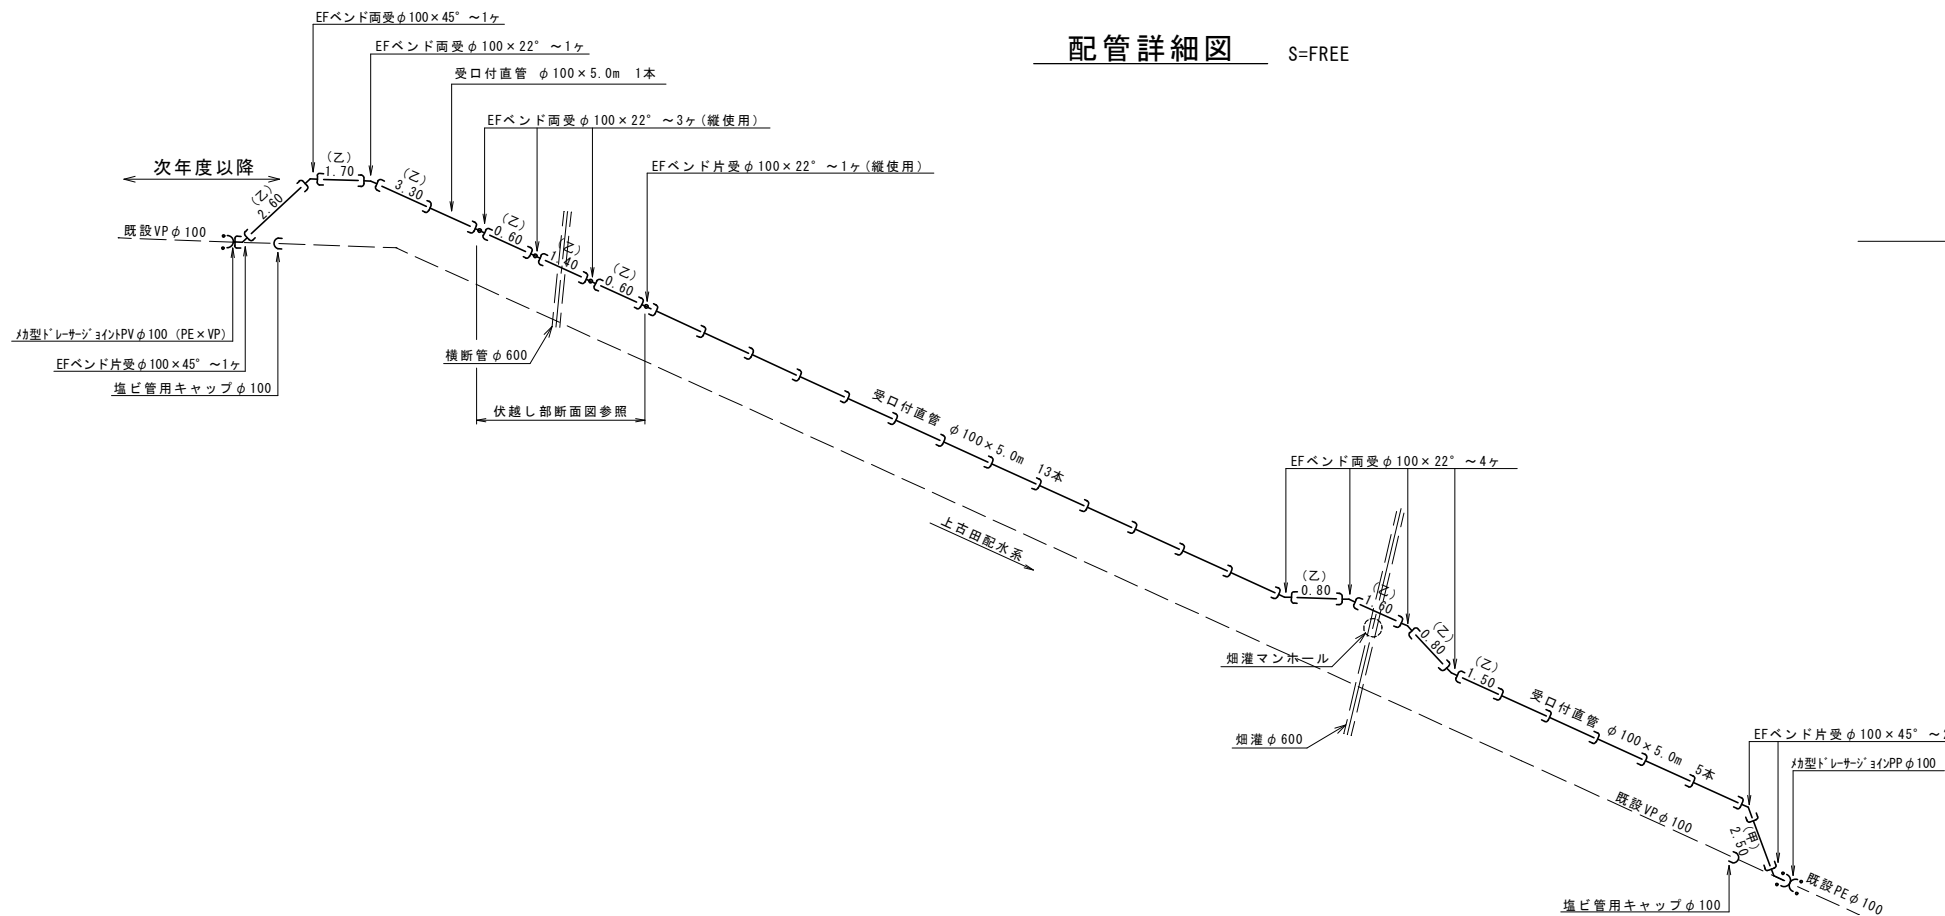

伏越し部断面図 S=FREE

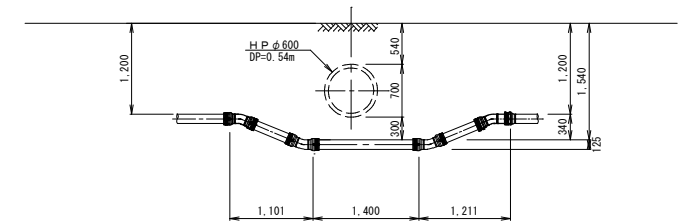

平成29年度 上水道管布設工事(2工区)			
配管平面図 及び配管詳細図			
縮尺		図示	
箕輪町 上古田 町道433号線			
照査	設計	製図	
図面番号 2 葉中之 1			
箕輪町役場			

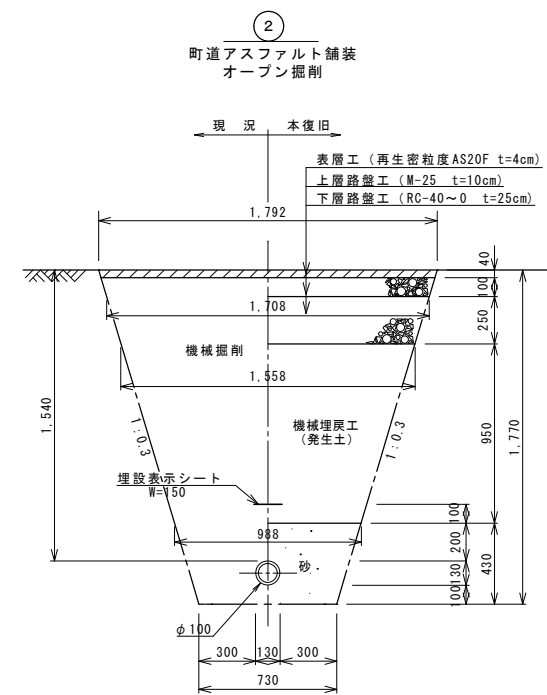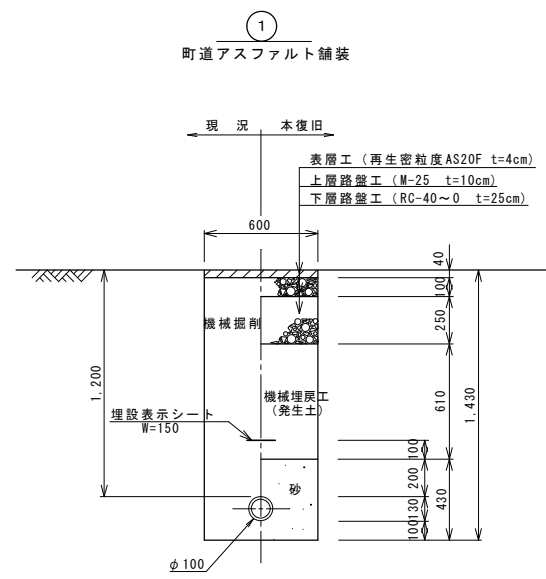

平成29年度 上水道管布設替工事 (2工区)	
標準掘削断面図	縮尺 1:20
箕輪町 上古田 町道433号線	
照査	設計 製図
図面番号 2 葉中之 2	
箕輪町役場	