
 
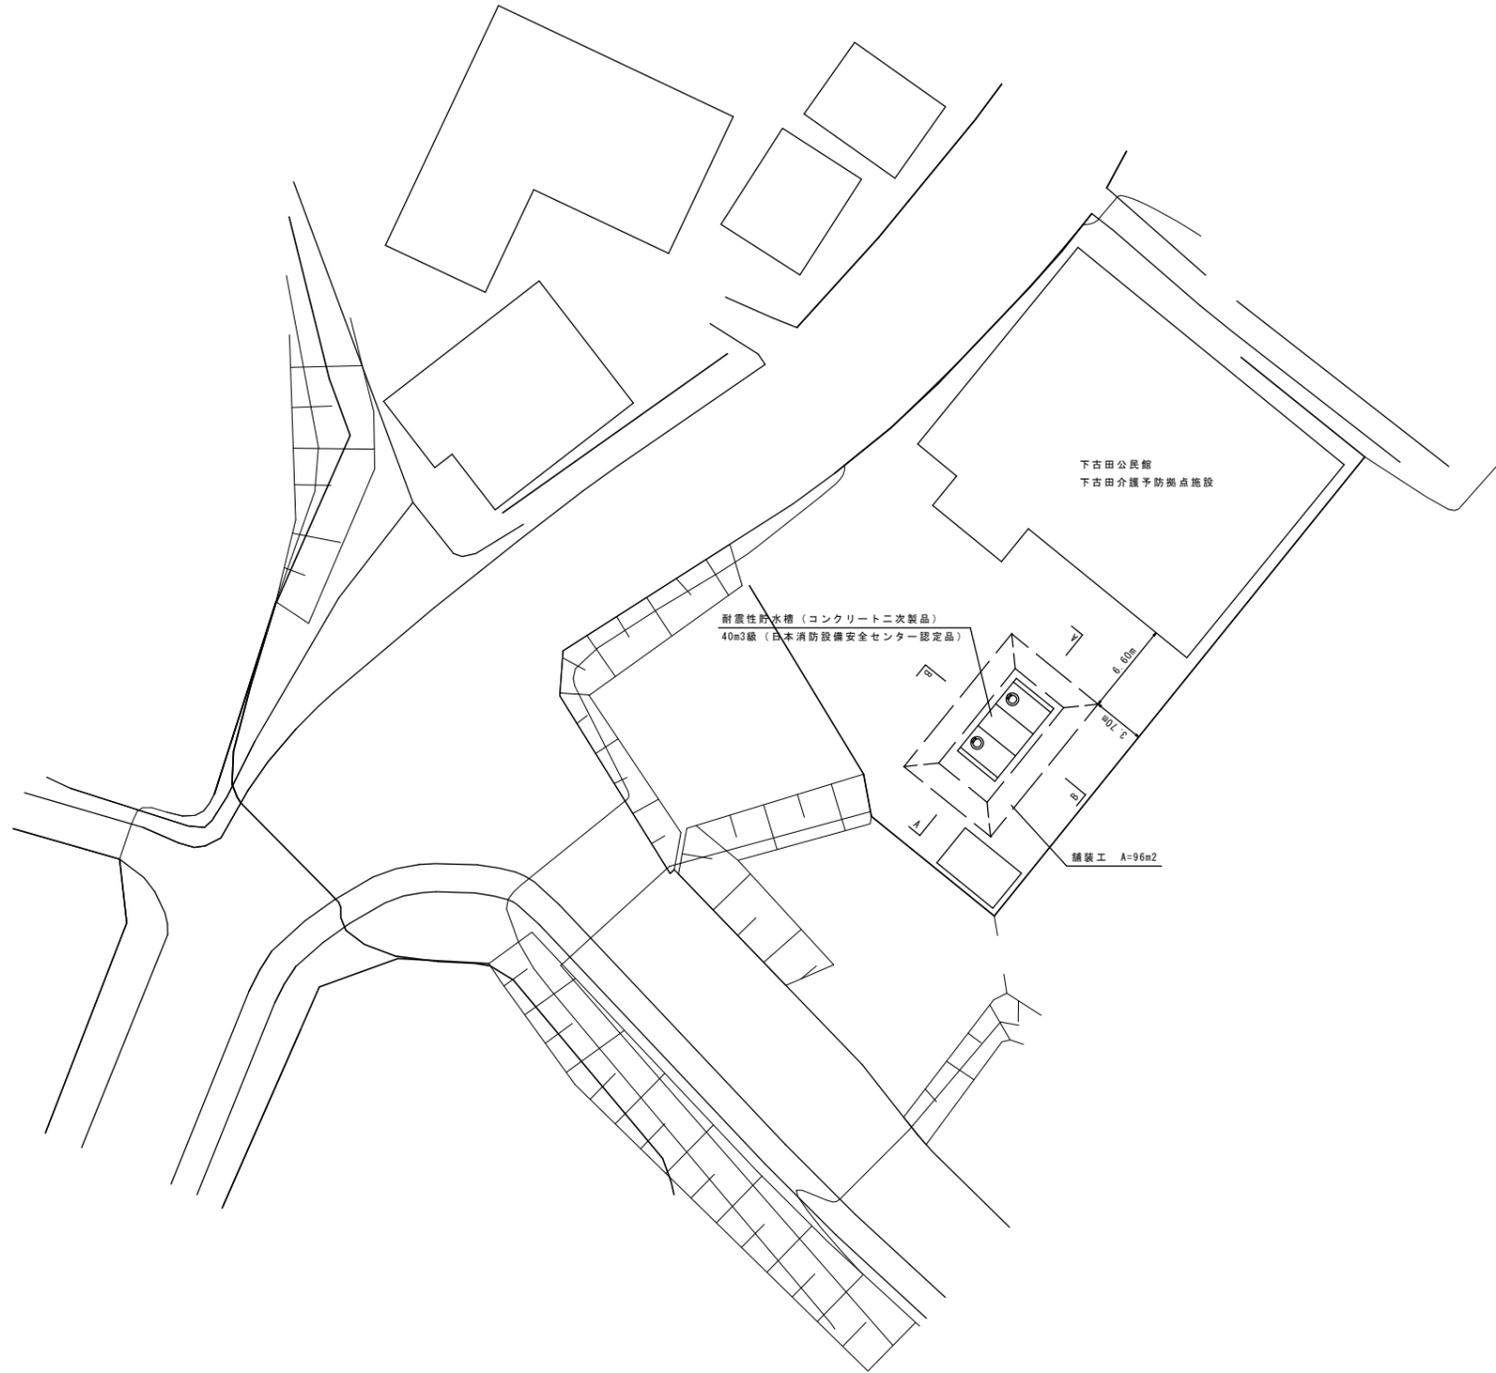



平面図 縮尺 1:250

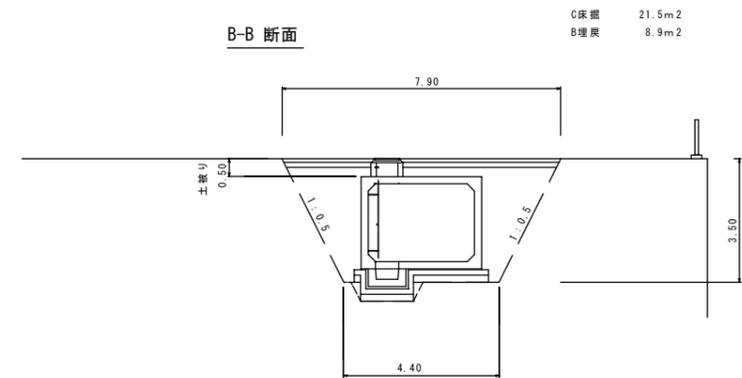

横断図 縮尺 1:100

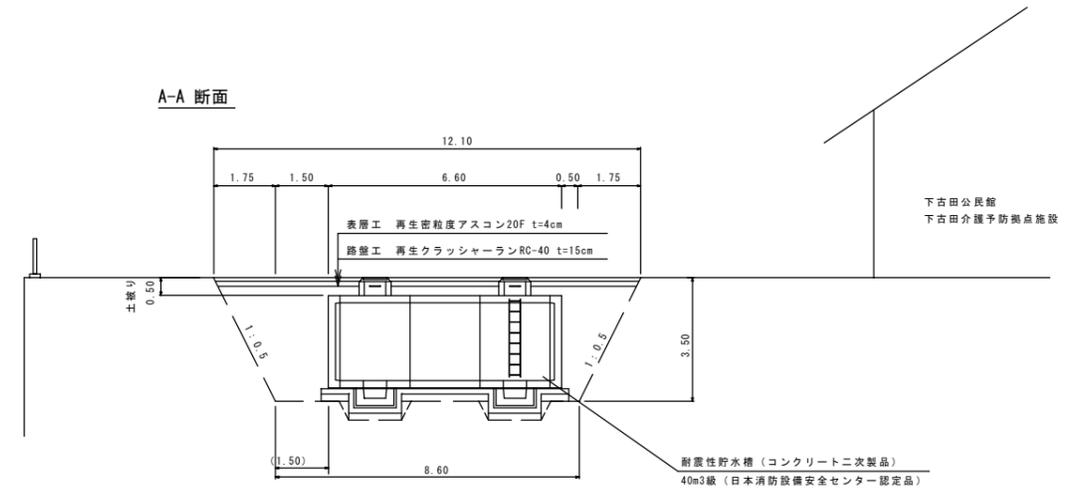

令和4年度 耐震性防火水槽設置工事1				
番号	1/2	平面図	横断図	縮尺 図示
下古田 箕輪町				
町長	課長	照査	設計	
箕輪町役場				
設計会社		管理技術者		
測量会社		照査技術者		
調査会社		主任技術者		
		主任技術者		