

配水管標準掘削断面図

S=1 : 20


町道アスファルト舗装

2

密度度As20F t=4cm


M-25 t=10cm

RC40-0 t=25cm

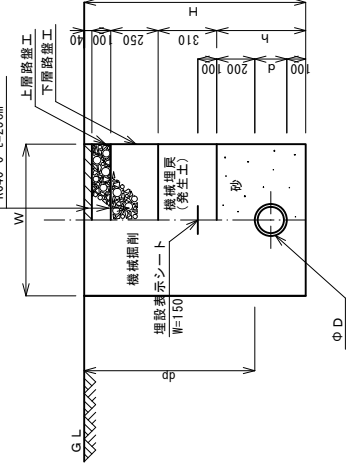

位置図

S=1:10,000

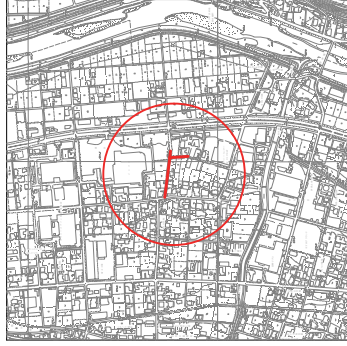


番号	D	d	dp	h	H	W
2-1	DCIPφ200	220	900	520	1,220	600
2-2	DCIPφ150	170	900	470	1,170	600
2-3	DCIPφ100	120	900	420	1,120	600
2-4	DCIPφ75	90	900	390	1,090	600
2-5	HI-PEφ200	250	900	550	1,250	600
2-6	HI-PEφ150	180	900	480	1,180	600
2-7	HI-PEφ100	130	900	430	1,130	600
2-8	HI-PEφ75	90	900	390	1,090	600
2-9	HI-PEφ50	60	900	360	1,060	600

令和6年度 上水道管施設工事(3工区)				
平面図・配管詳細図	縮尺	図示		
配水管標準掘削断面図	資料町 松島			
町底	脚底			
基	計	図		
図面番号	3	葉中之	1	
資料町 役場				

横断面図

縮尺 1 : 100

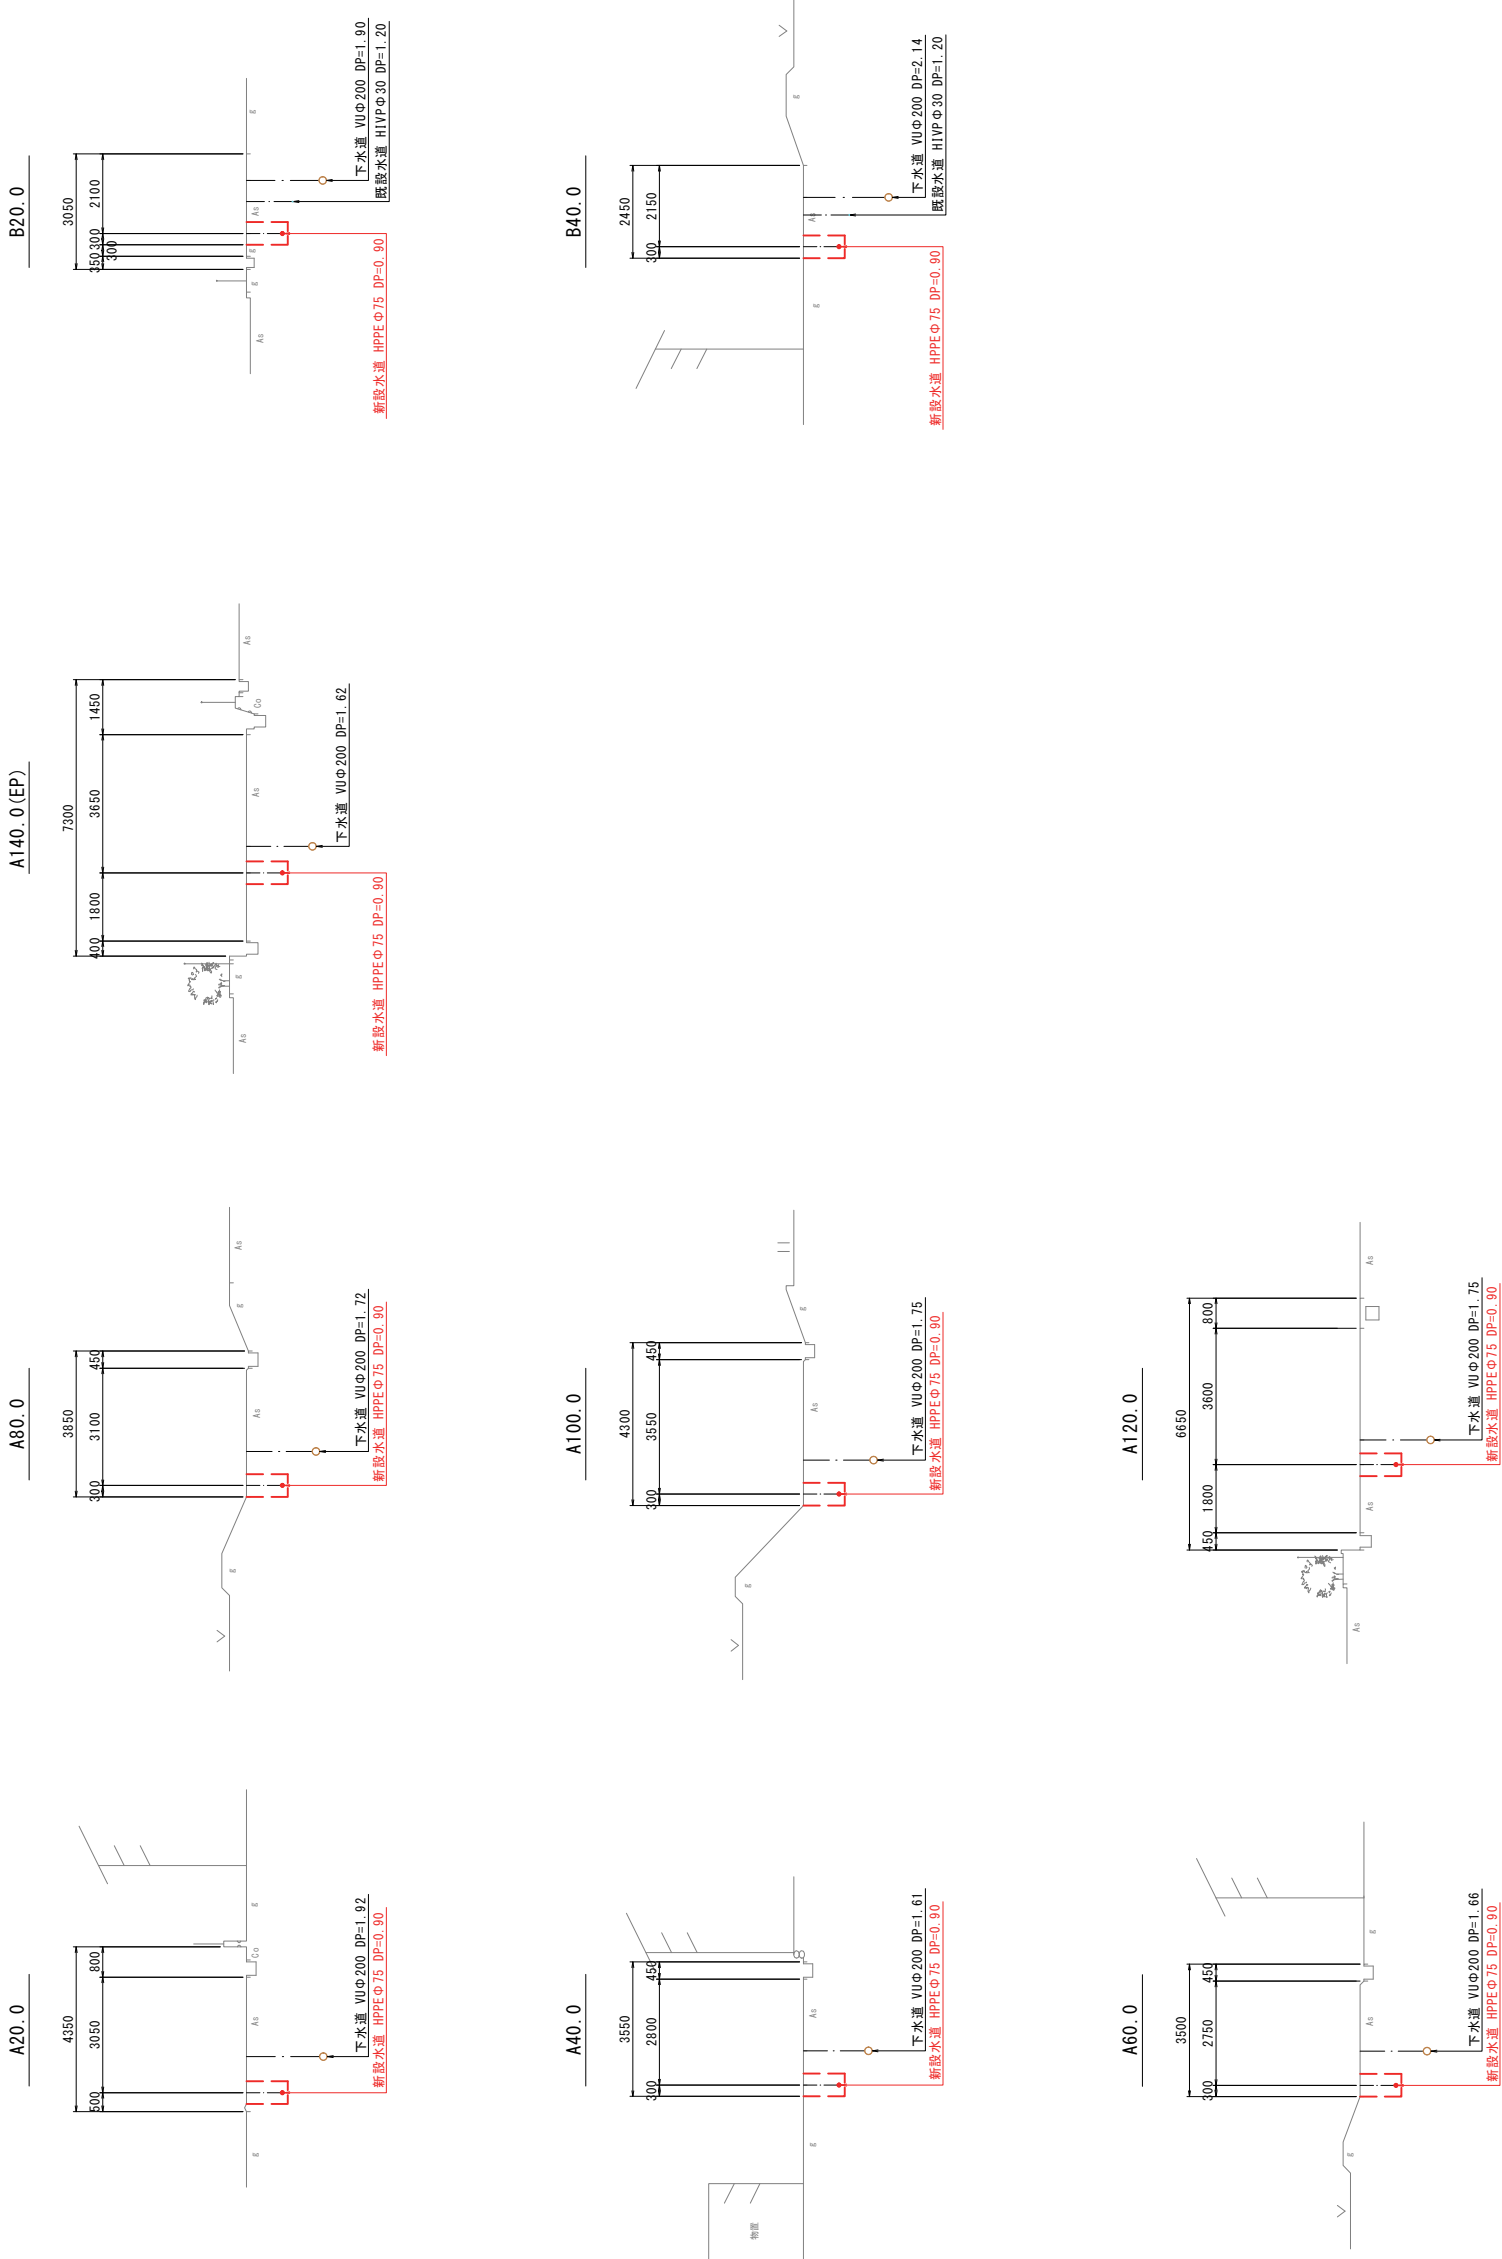

令和6年度 上水道管施設工事(3工区)									
横断面図			縮尺			図示			
箕輪町 松島									
町界				隣界		界			
里		段	計			源			
図面番号 3 葉中之 2									
箕輪町役場									

図準し出し管水給

縮尺 Free

タイプC

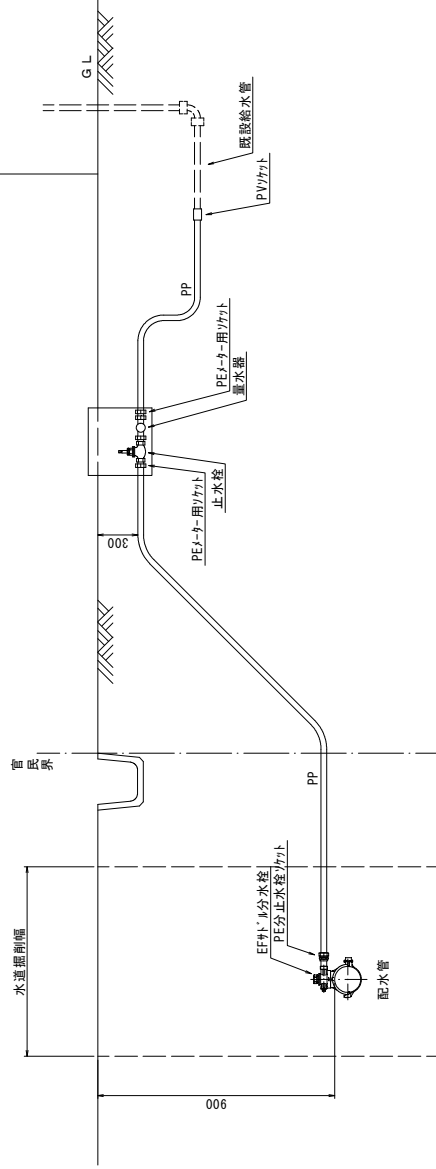
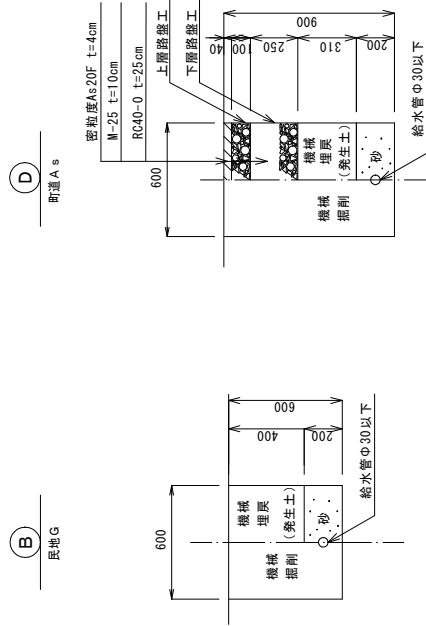


表
材
資
管
水
給

[illegible]

断面掘削標準図

$$S=1:20$$


令和6年度 上水道管施設工事(3工区)					
給水管取出し標高図 標準掘削断面図	縮尺	図示			
賃働町 公局					
町長	課長	課	課	計	
里					
図面番号 3 葉中之			3		
賃働町役場					